



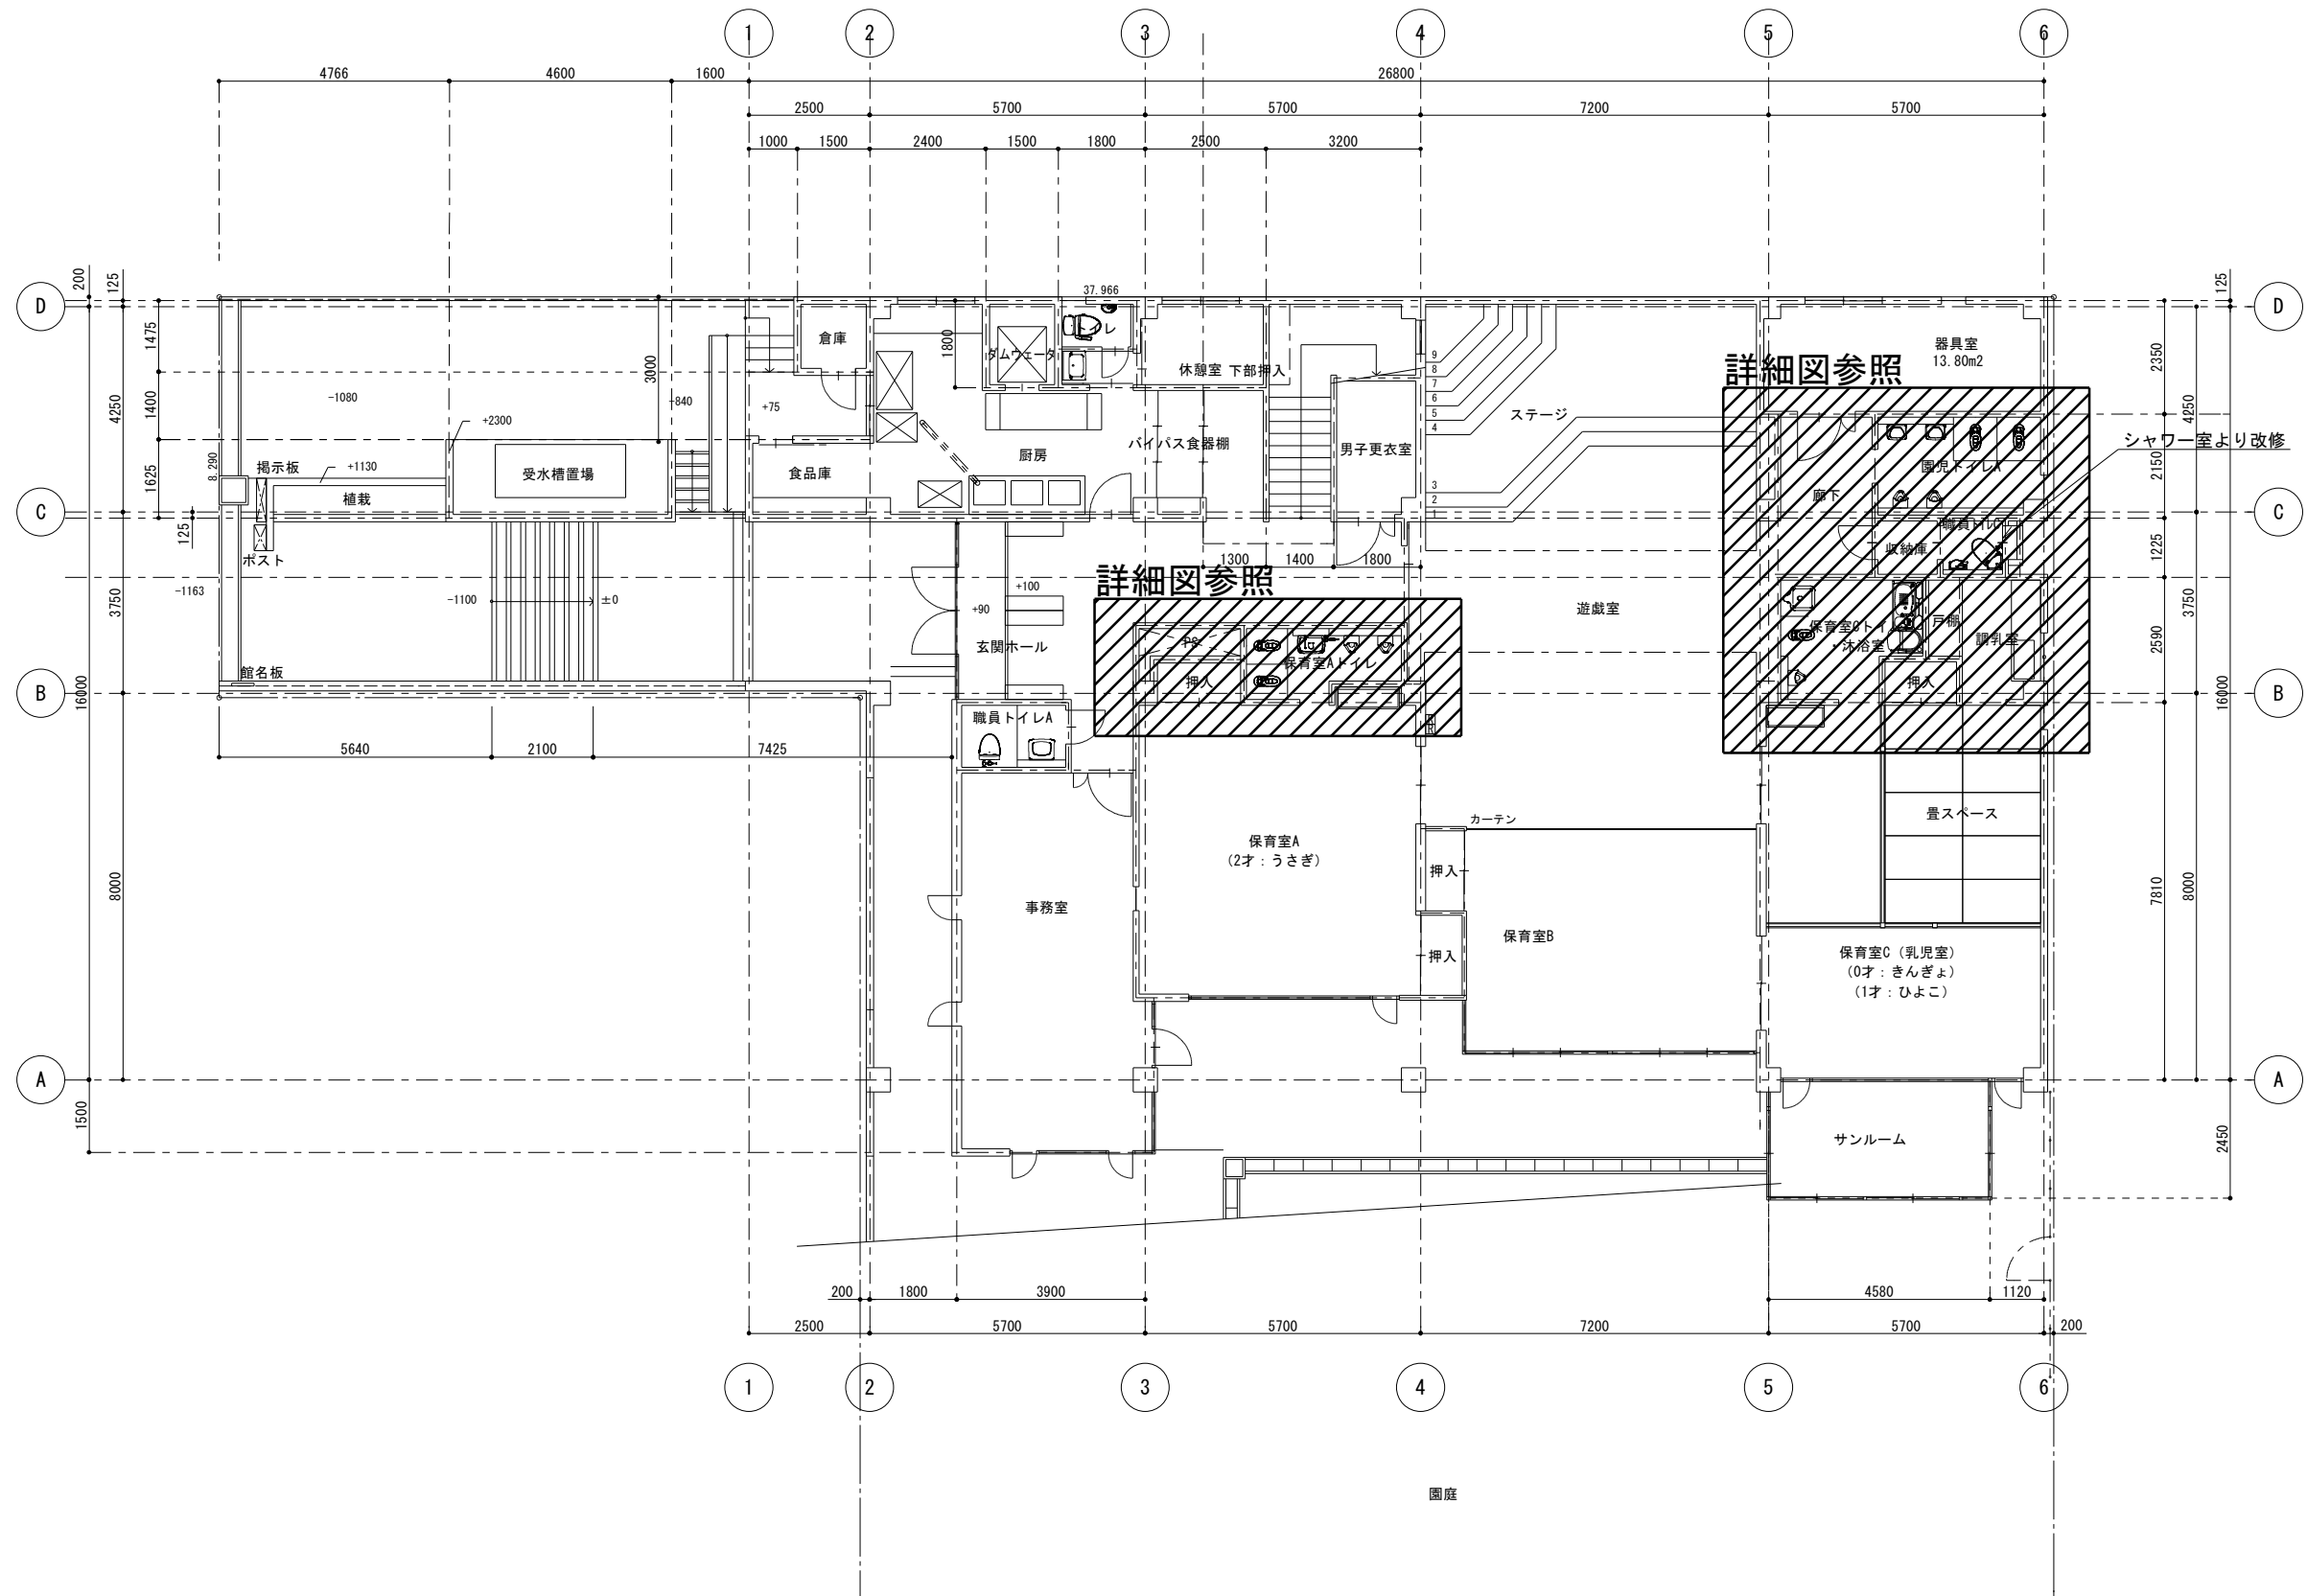

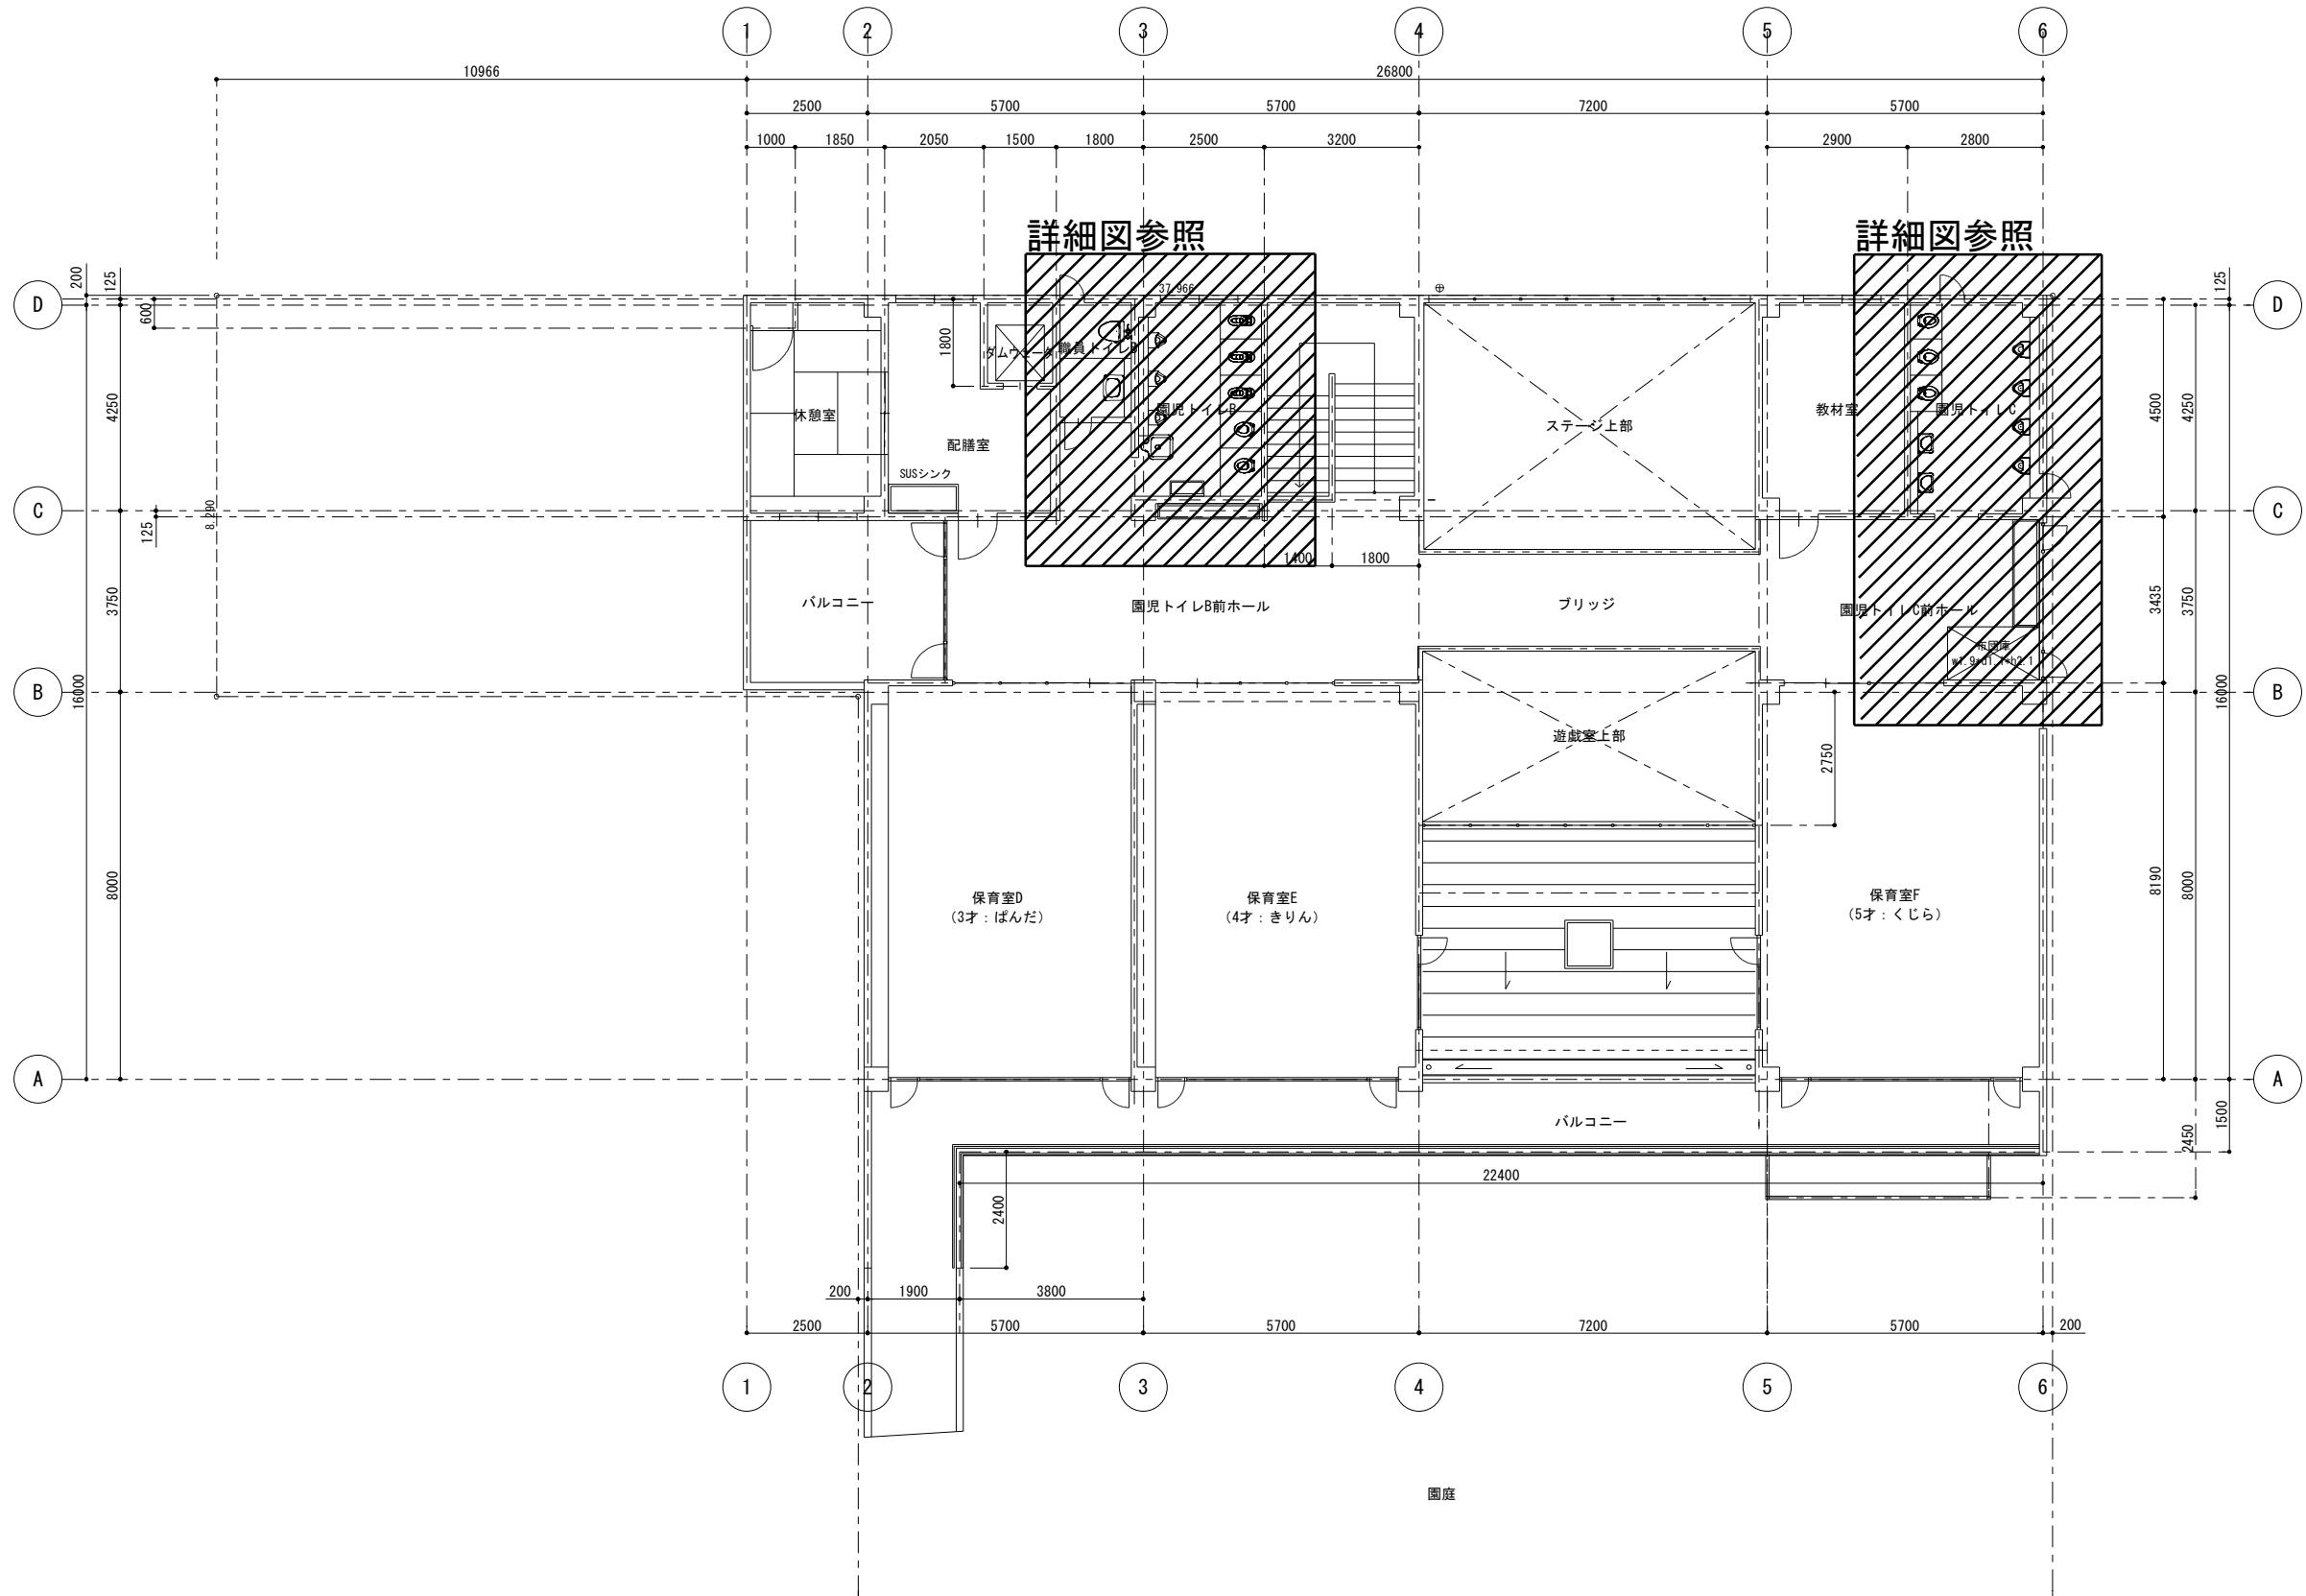

新設 衛生器具表														
記 号	名 称	T O T O 参考型番	L I X I L 参考型番	仕様・付属品	1 階		2 階						計	備 考
					保 育 トイ レ A	保 育 トイ レ B	園 児 トイ レ A	職 員 トイ レ C	園 児 トイ レ B	園 児 トイ レ C				
C-1	腰掛式便器	CS310B	C-P141SM	幼児用大便器（1・2歳児向け）	2	1	2		3				8	
		TV510Q	CF-60EU2	幼児用フラッシュバルブ（壁）										
		TC31R	CF-7CK	幼児用普通便座、その他付属品一式共										
C-2	腰掛式便器	CS510BM	C-P13S	コンパクトリモデル便器、密結ロータンク式				1					1	
		SS510BABFS	DT-570XY38	暖房便座、その他付属品一式共										
		TCF116	CF-18ASJ-K											
	紙巻器	YH51R	CF-AA23D	樹脂製、ワンタッチ式	2		2	1	5				10	※トイレブース改修に伴う交換分含む
L-1	手洗器	LSE90AAPRT	AWL-33（P）-NSNE	壁掛け手洗器（丸形）、自動水栓（AC100V）、Pトラップ		1							1	
				その他付属品一式										
	化粧鏡	YM3560F	KF-3045A	耐食鏡 300×450				1					1	L-1手洗器に附属
	ホーム水栓	T200BSQ13C	LF-7KRZ-13-U	レバー式ハンドル付 13-F6	3	3			6	4			16	

既存


1階 保育室トイレA平面詳細図

改修

1階 保育室トイレA平面詳細図


プロジェクト名	ほんちょう保育園老朽化改修工事	総合企画 (株)アーバン設計	埼玉県知事登録 (3) 第9923号 一級建築士大臣登録第66127号 宮原 克平	SHEETTITLE 衛生器具表、給排水設備 1階保育室トイレA平面詳細図 S=1:50 (A3) 2024. 03. 10	SHEETNO M-05
---------	-----------------	----------------	---	---	-----------------

既 存	
-----	--


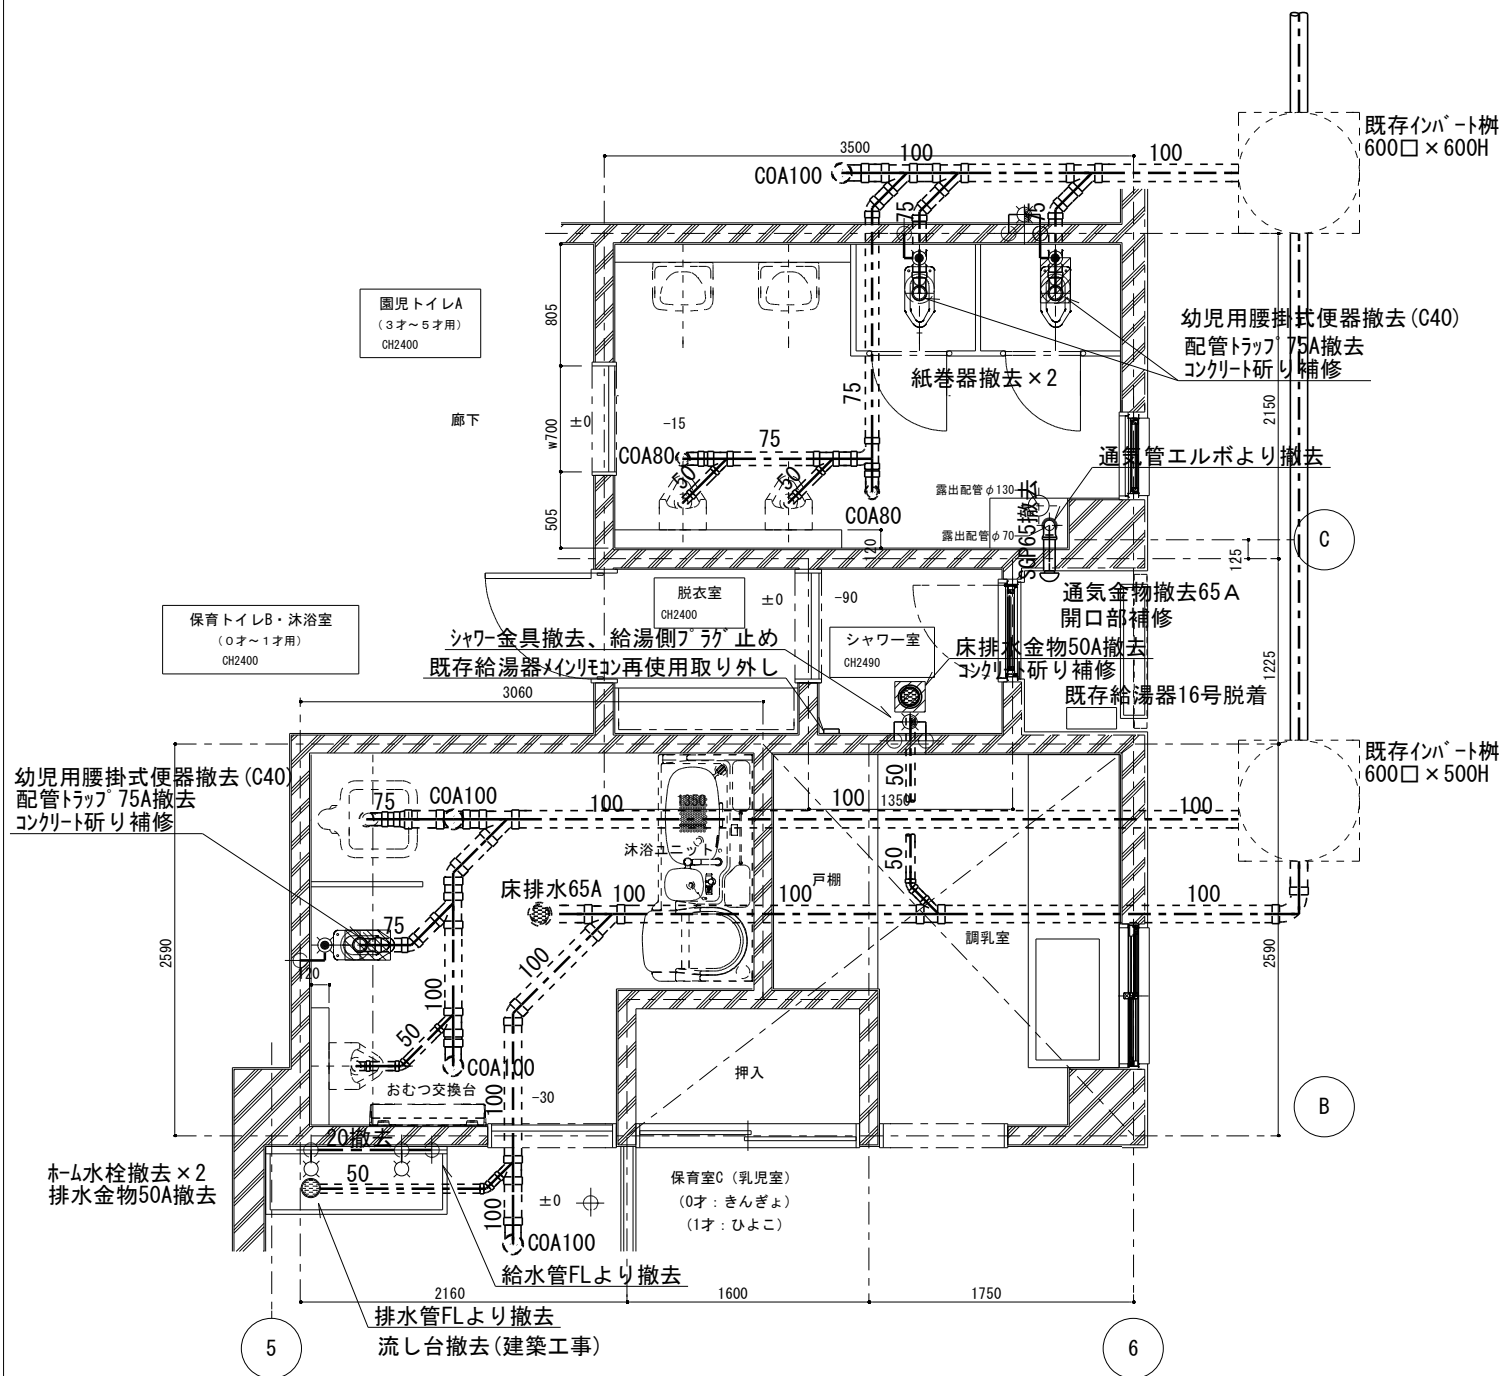


1階 トイレ廻り平面詳細図


改修

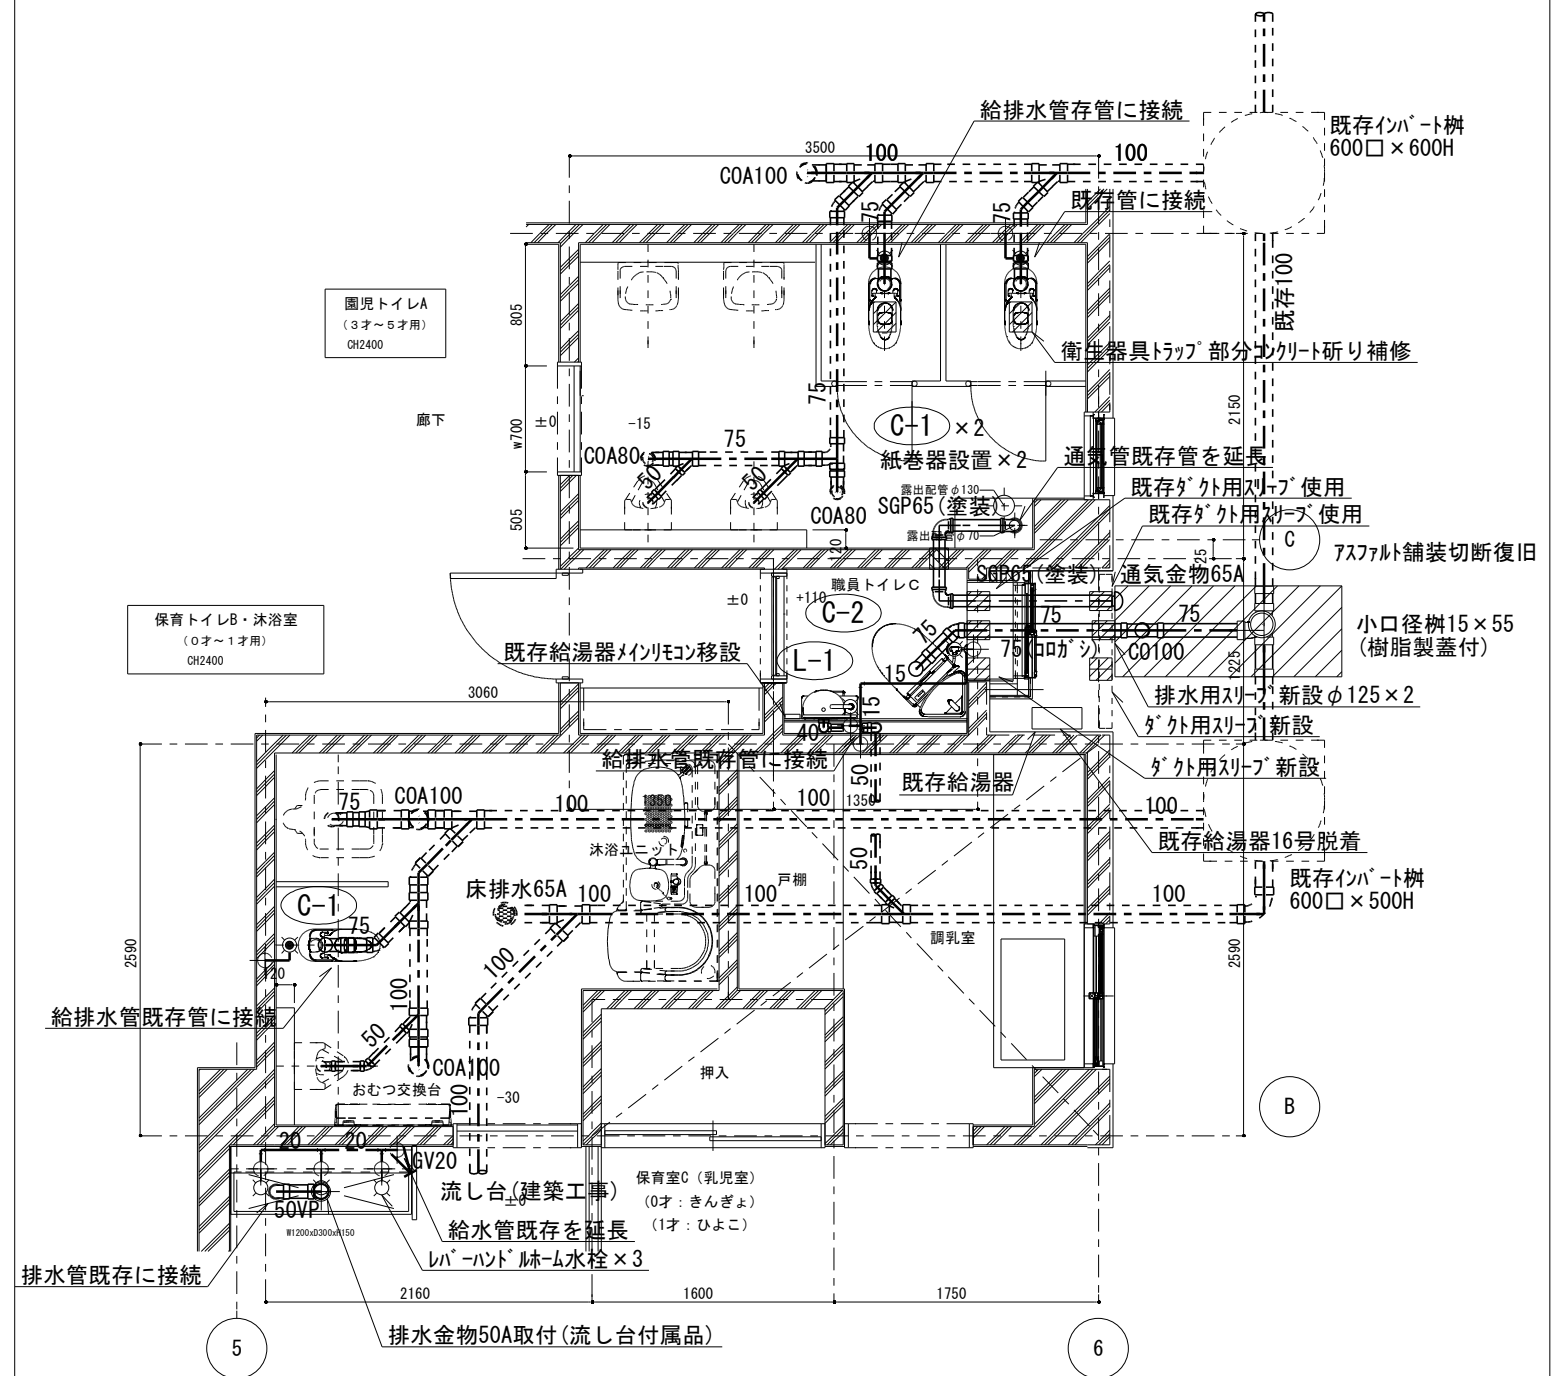


1階 トイレ廻り平面詳細図

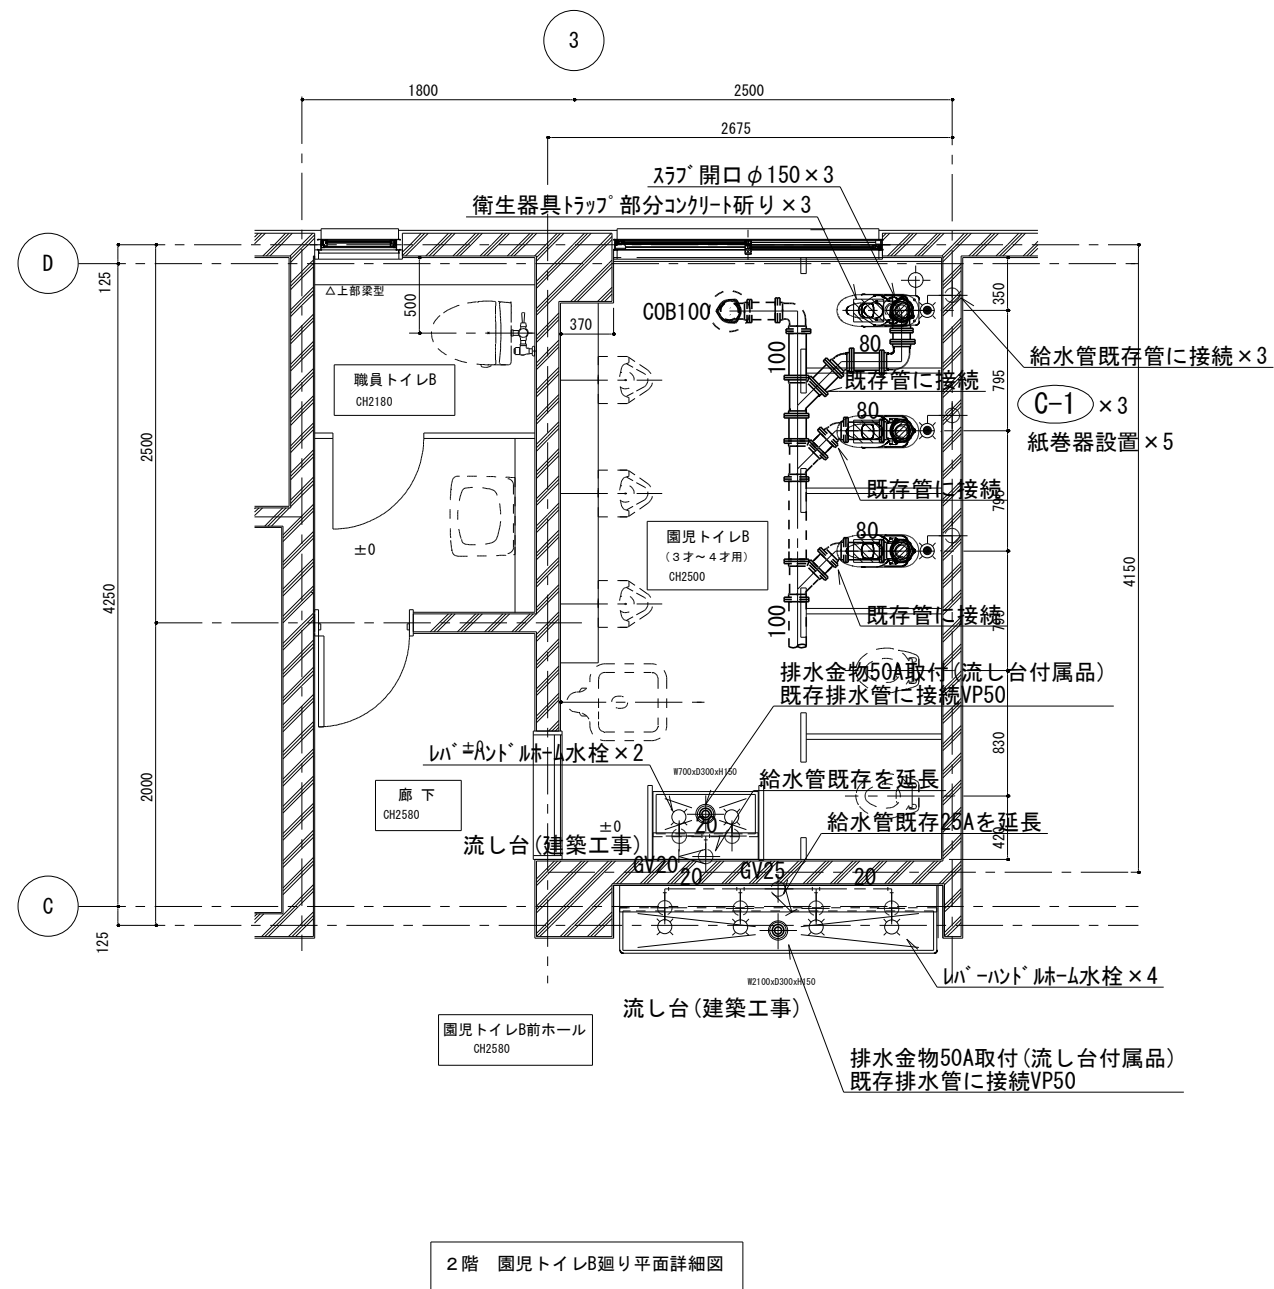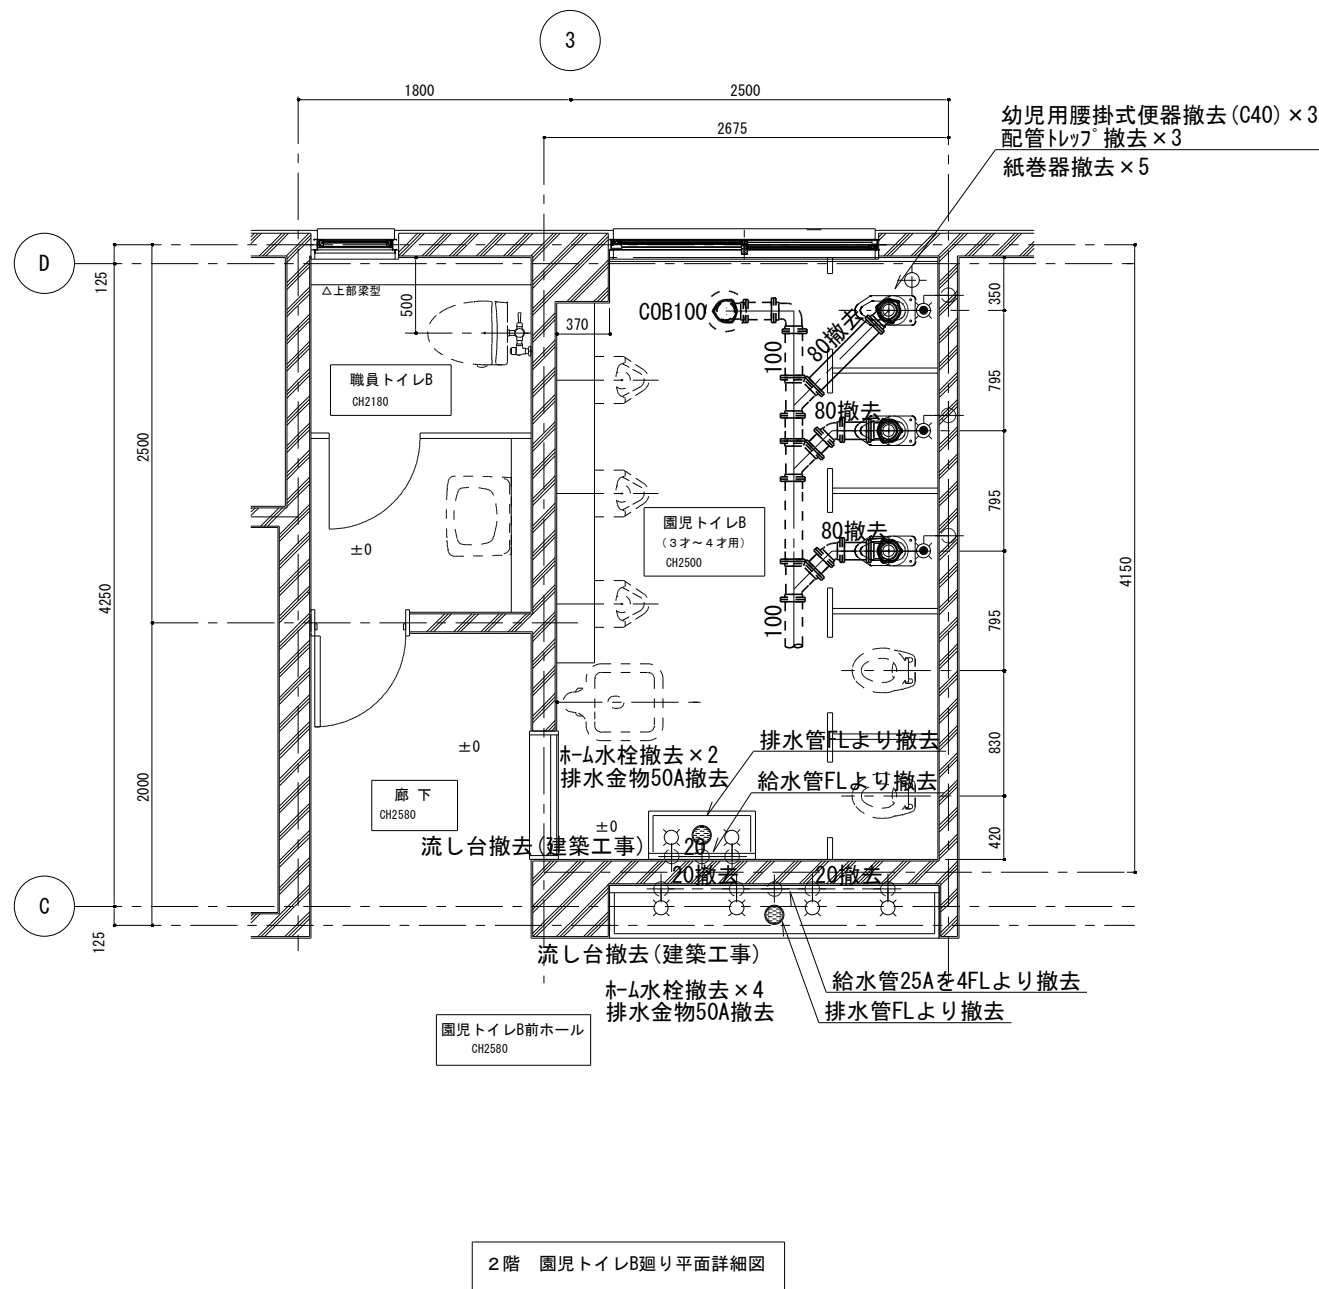

既 存

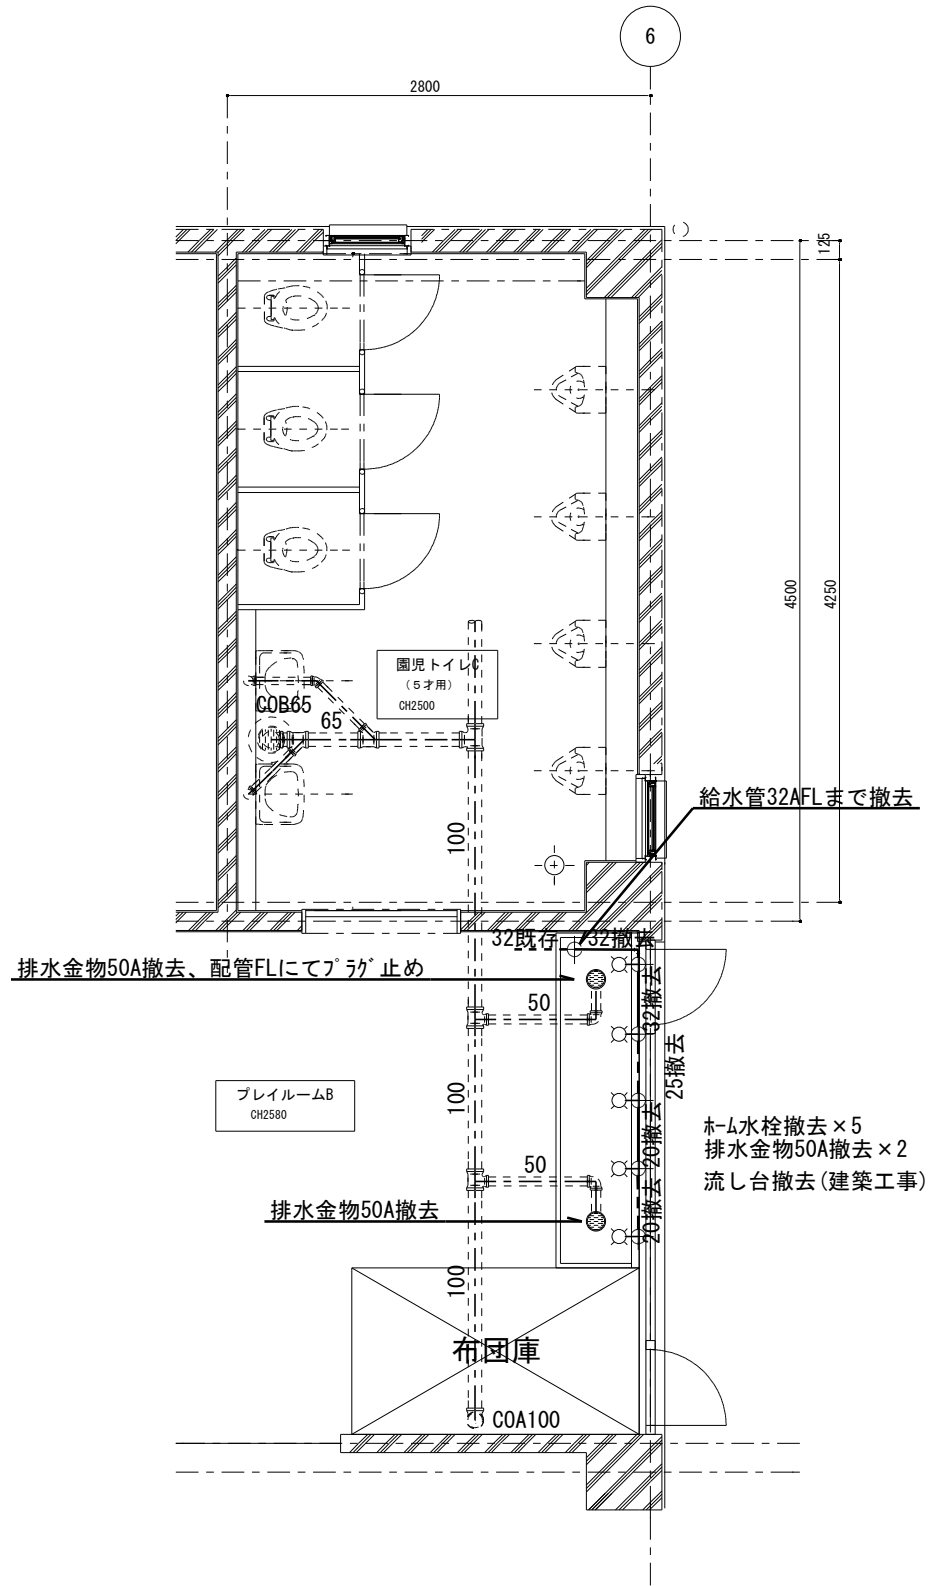

改修

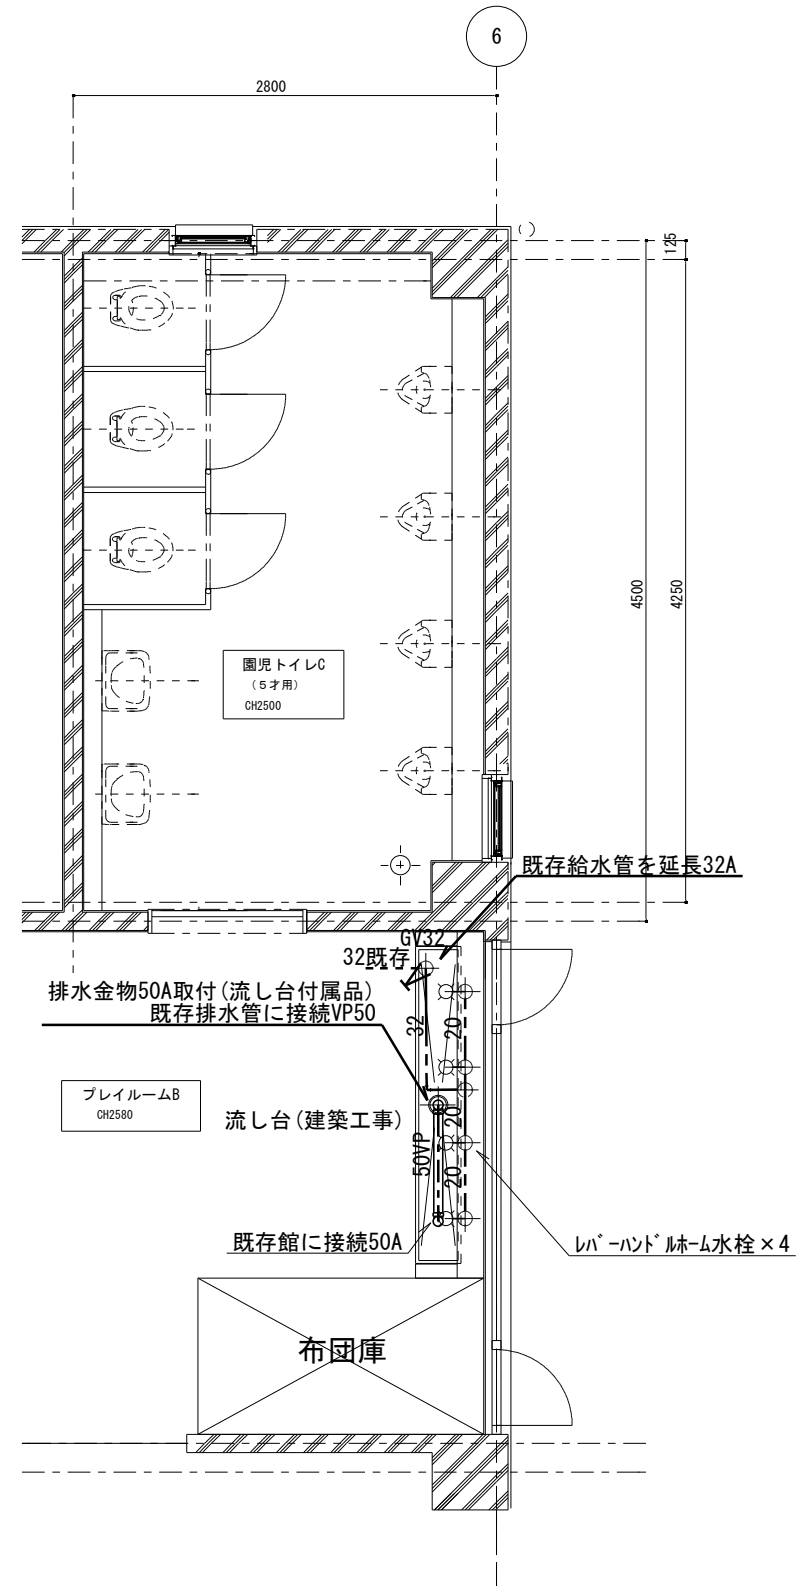

プロジェクト名

ほんちょう保育園老朽化改修工事



総合企画 (株)アーバン設計

埼玉県知事登録(3)第9923号
一級建築士大臣登録第66127号
宮原克平

SHEET TITLE
給排水設備 2 階園児トイレ C 平面詳細図
S=1:50 (A3) 2024

HEETNO

1-08

2024. 03. 10

新設 冷暖房設備機器表

機器番号	名 称	形 式	台 数	冷房能力 kW	暖房能力 kW	電 源 相・V・Hz	圧縮機 kW	消費電力 W 冷房／暖房／暖房低温	電 源	設置場所	リモコン SW	参考型番	備 考
MAC-1	パッケージエアコン 2台同時運転マルチ	室内機：壁掛け形 ×2	1組	20.0	22.4	3・200・50	4.61	8.11/7.77/8.25 (kW)	室外機：直結 40A 室内機：室外機より送り	R階 屋外 1階 遊戯室	ワイヤード	SZRA224BAD (ダィン製)	

既存 冷暖房設備機器表


機器番号	名 称	形 式	台 数	冷房能力 kW	暖房能力 kW	電 源 相・V・Hz	圧縮機 kW	消費電力 KW 冷房／暖房／暖房低温	電 源	設置場所	リモコン SW	参考型番	備 考
PAC-2	パッケージエアコン	室内機：天井吊形	1	12.5	14.0	3・200・50	2.45	4.22/3.78/6.40	室外機：直結 30A 室内機：室外機より送り	R階 屋外 2階 保育室F (5歳児 くじら)	ワイヤード	RZRP140BF (ダィン製)	2022/03製造
PAC-3	パッケージエアコン	室内機：天井吊形	2	14.0	16.0	3・200・50	2.75	5.38/4.65/7.10	室外機：直結 30A 室内機：室外機より送り	R階 屋外 2階 保育室D (3歳児 ぱんだ) 2階 保育室E (4歳児 きりん)	ワイヤード	SZZH160CA (ダィン製)	2012/07製造
PAC-4	パッケージエアコン	室内機：天井吊形	1	7.1	8.0	3・200・50	1.90	2.19/2.43/3.18	室外機：直結 20A 室内機：室外機より送り	1階 屋外 1階 保育室B	ワイヤード	SZUYJ80CT (ダィン製)	2001年設置
PAC-5	パッケージエアコン	室内機：壁掛け形	1	7.1	8.0	3・200・50	1.90	2.10/2.36/3.11	室外機：直結 20A 室内機：室外機より送り	1階 屋外 1階 保育室A (2歳児 うさぎ)	ワイヤード	SZAYJ80CT (ダィン製)	2001年設置
PAC-6	パッケージエアコン	室内機：天井吊形 厨房用	1	7.1	8.0	3・200・50	1.70	2.43/2.41/3.74	室外機：直結 20A 室内機：室外機より送り	1階 屋外 1階 厨房	ワイヤード	SZTP80AT (ダィン製)	
PAC-7	パッケージエアコン	室内機：天井吊形	1	7.1	8.0	3・200・50	2.2	2.48/2.48/2.14	室外機：直結 20A 室内機：室外機より送り	1階 屋外 1階 保育室C 乳児室 (0歳児 きんぎょ 1歳児 ひよこ)	ワイヤード	CU-J80HA (ナショナル製)	
RAC-1	ルームエアコン	室内機：壁掛け形	1	5.0	6.7	1・200・50	1.50	1720/1630/2450 (W)	室外機：直結 20A 室内機：室外機より送り	1階 屋外 1階 サンプルーム	ワイヤレス	S50ATSV-W (ダィン製)	2001年設置
RAC-2	ルームエアコン	室内機：壁掛け形	1	5.0	6.3	1・200・50	1.50	1270/1290/2800 (W)	室外機：直結 20A 室内機：室外機より送り	1階 屋外 1階 事務室	ワイヤレス	S50KTRXV-W (ダィン製)	
RAC-3	ルームエアコン	室内機：壁掛け形	1	2.2	3.4	1・100・50	0.60	0.435/0.645/1.220	室内ブラク 15A	2階 屋外 2階 休憩室	ワイヤレス	S722ATSS-W (ダィン製)	2001年設置
RAC-4	ルームエアコン	室内機：壁掛け形	1	2.2	2.5	1・100・50	0.60	0.760/0.695/0.600	室内ブラク 15A	1階 屋外 1階 厨房休憩室	ワイヤレス	S229TEY-W (ダィン製)	

撤去 冷暖房設備機器表 ※撤去に際しフロン回収を行う事。

機器番号	名 称	形 式	台 数	冷房能力 kW	暖房能力 kW	電 源 相・V・Hz	消費電力W 冷房／暖房	圧縮機 KW	設置場所	リモコン SW	参考型番	備 考
PAC-1	パッケージエアコン	室外機：床置形	1	18.6 (16000kcal/h)	19.8 (17000kcal/h)	3・200・50	7.2/8.1	5.6	室内機：1階 遊戯室 室外機：R階	--	SPR-CR180AN, SPR-EN180A	サンヨー製 1992/7製造

新設 換気設備機器表


機 番	名 称	形 式	台 数	番 手 #・φ	風 量 CMH	静 圧 Pa	電 源 相・V・Hz	設置場所	コントロール SW	参考型番	備 考
F-1	排 風 機	天井埋込形換気扇	1	150φ	300	50	1・100・50	1階 事務室	--		インテリアタイプ、低騒音形、付属品一式共 ※既存品交換
F-2	排 風 機	天井埋込形換気扇	1	100φ	70	20	1・100・50	1階 新設職員トイレC	--		サニタリー用、低騒音形、付属品一式共※既存品 (V-18ZS-1) 交換
F-3	攪 拌 扇	シーリングファン	4	900φ	1900 (弱)	--	1・100・50	1階 遊戯室	4	C90-YC	速度調節器 (露出)、傾斜天井据付※既存扇風機撤去の上設置

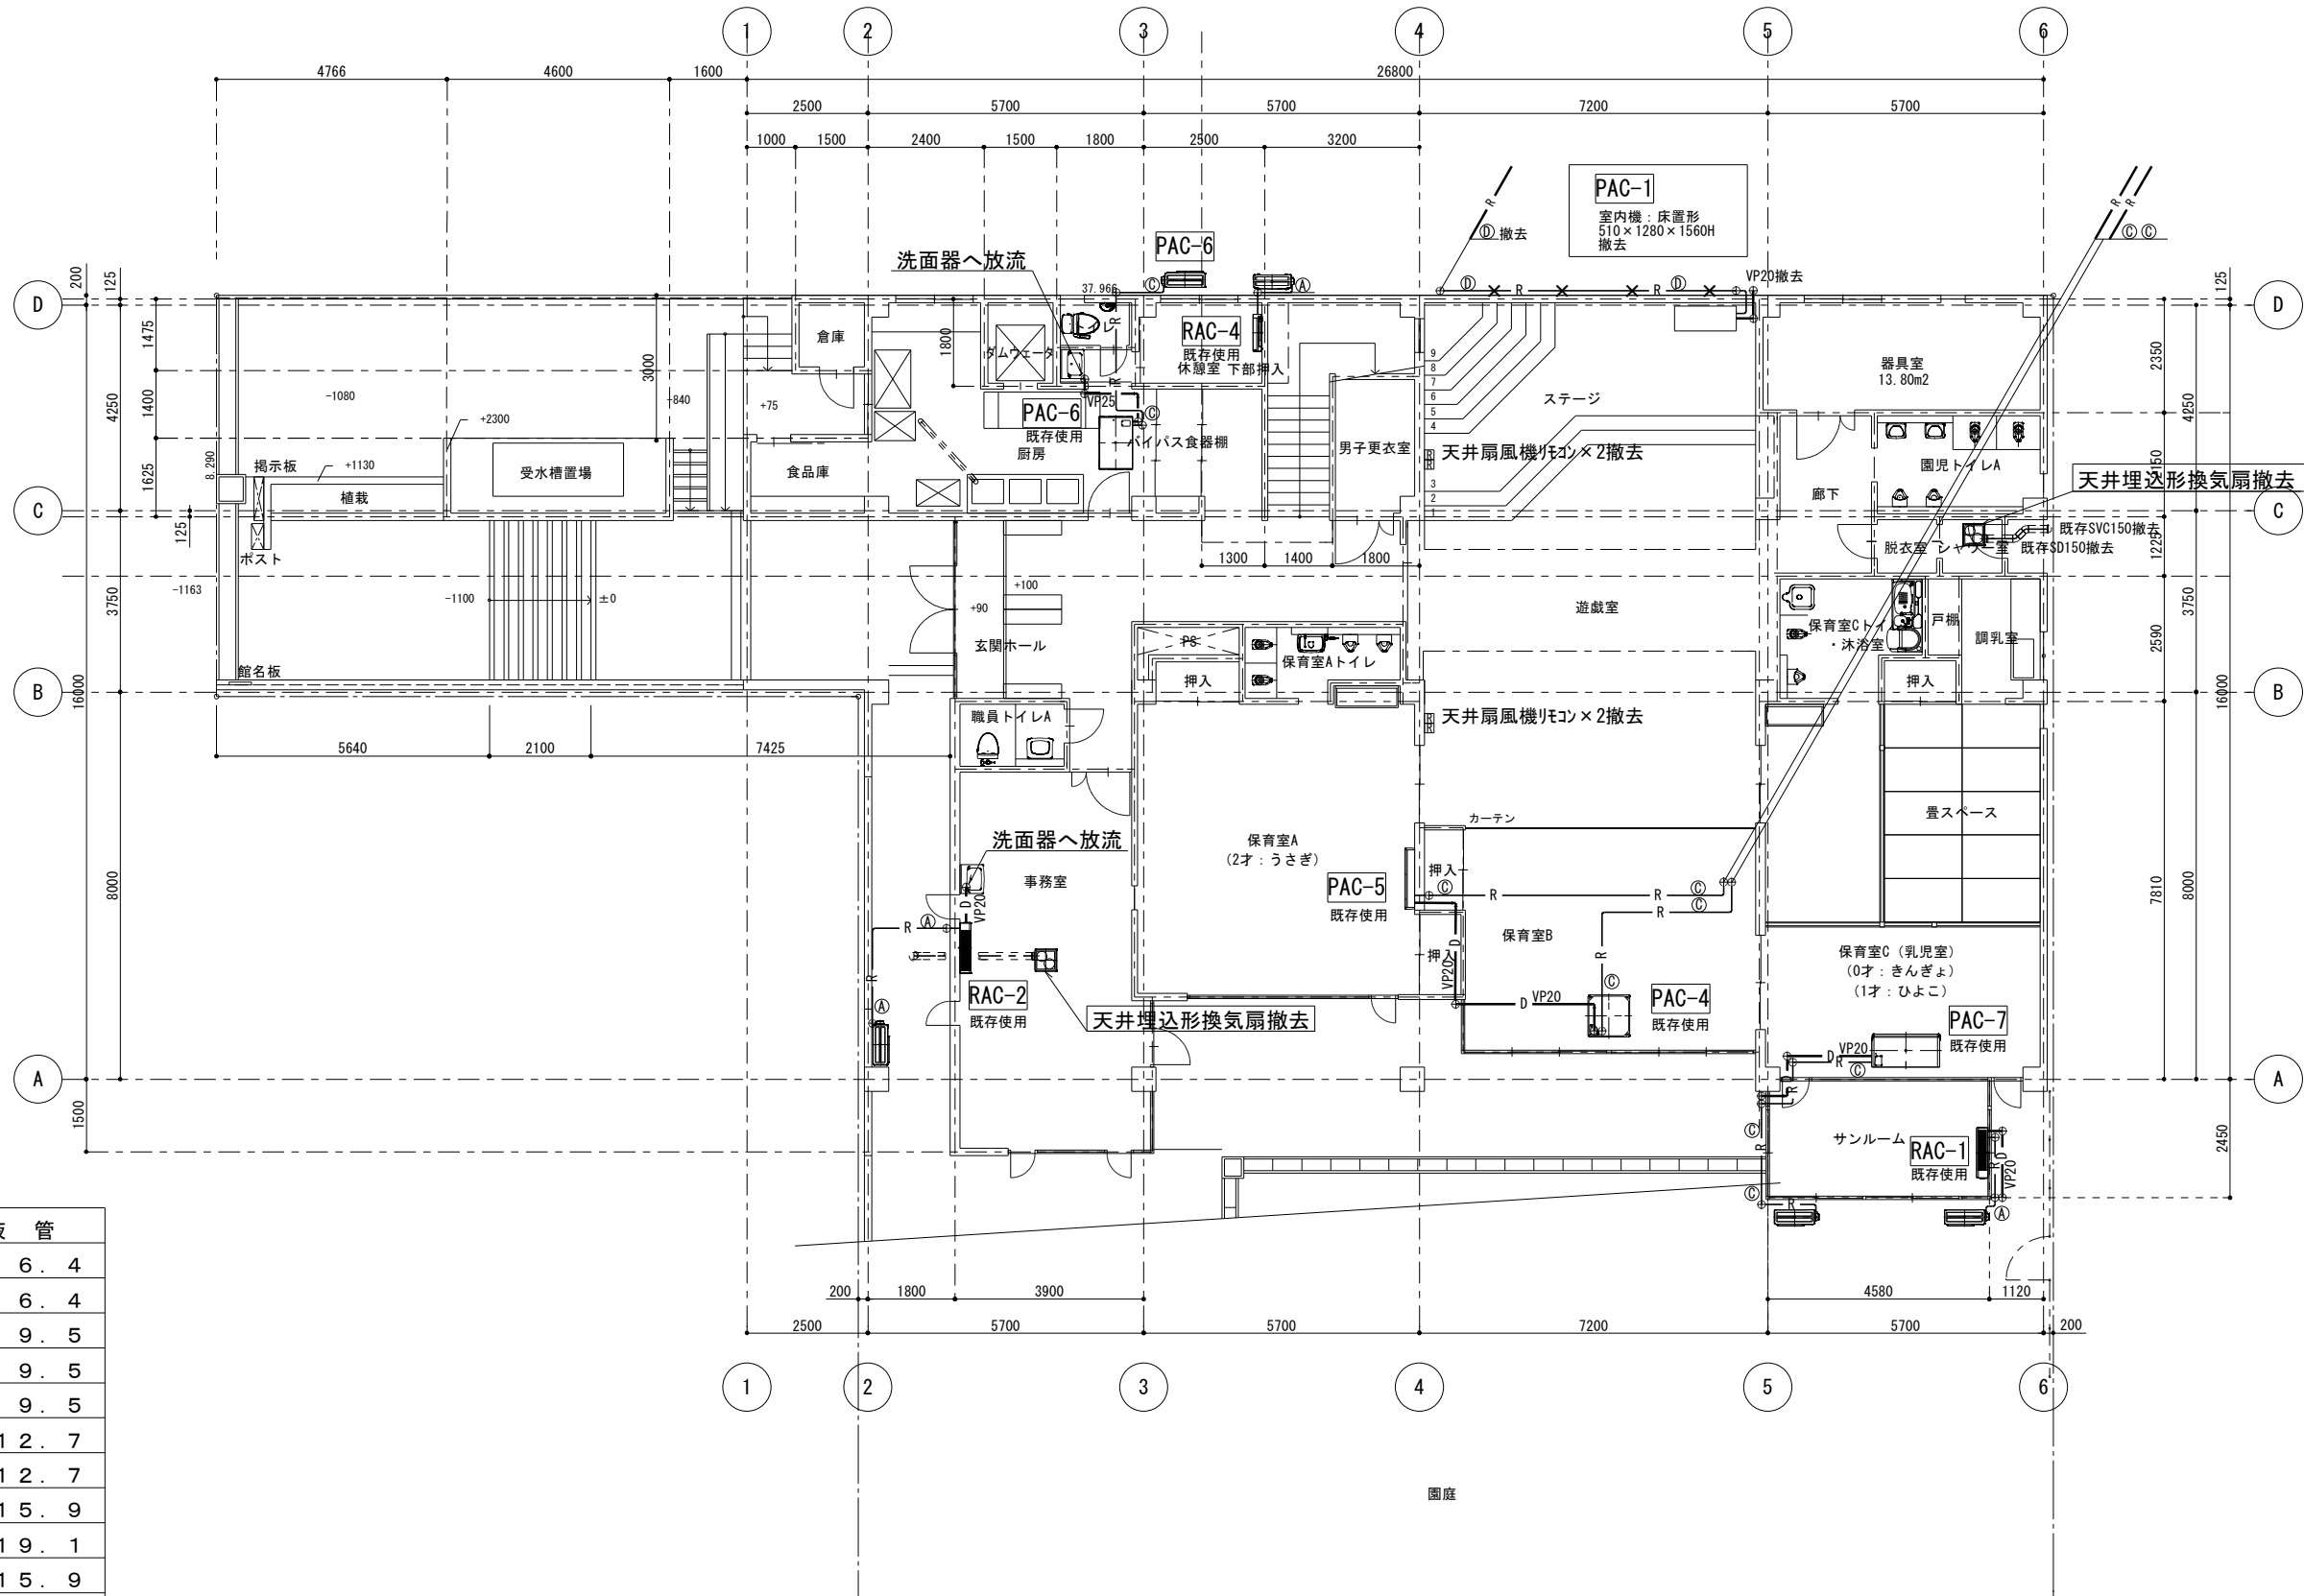

冷媒管サイズ凡例

	ガス管	液管
A		φ 6 . 4
B	φ 1 2 . 7	φ 6 . 4
C	φ 1 5 . 9	φ 9 . 5
D	φ 1 9 . 1	φ 9 . 5
E	φ 2 2 . 2	φ 9 . 5
F	φ 2 5 . 4	φ 1 2 . 7
G	φ 2 8 . 6	φ 1 2 . 7
H	φ 2 8 . 6	φ 1 5 . 9
I	φ 3 1 . 8	φ 1 9 . 1
J	φ 3 8 . 1	φ 1 5 . 9
K	φ 3 8 . 1	φ 1 9 . 1
L	φ 4 4 . 5	φ 2 2 . 2

既存

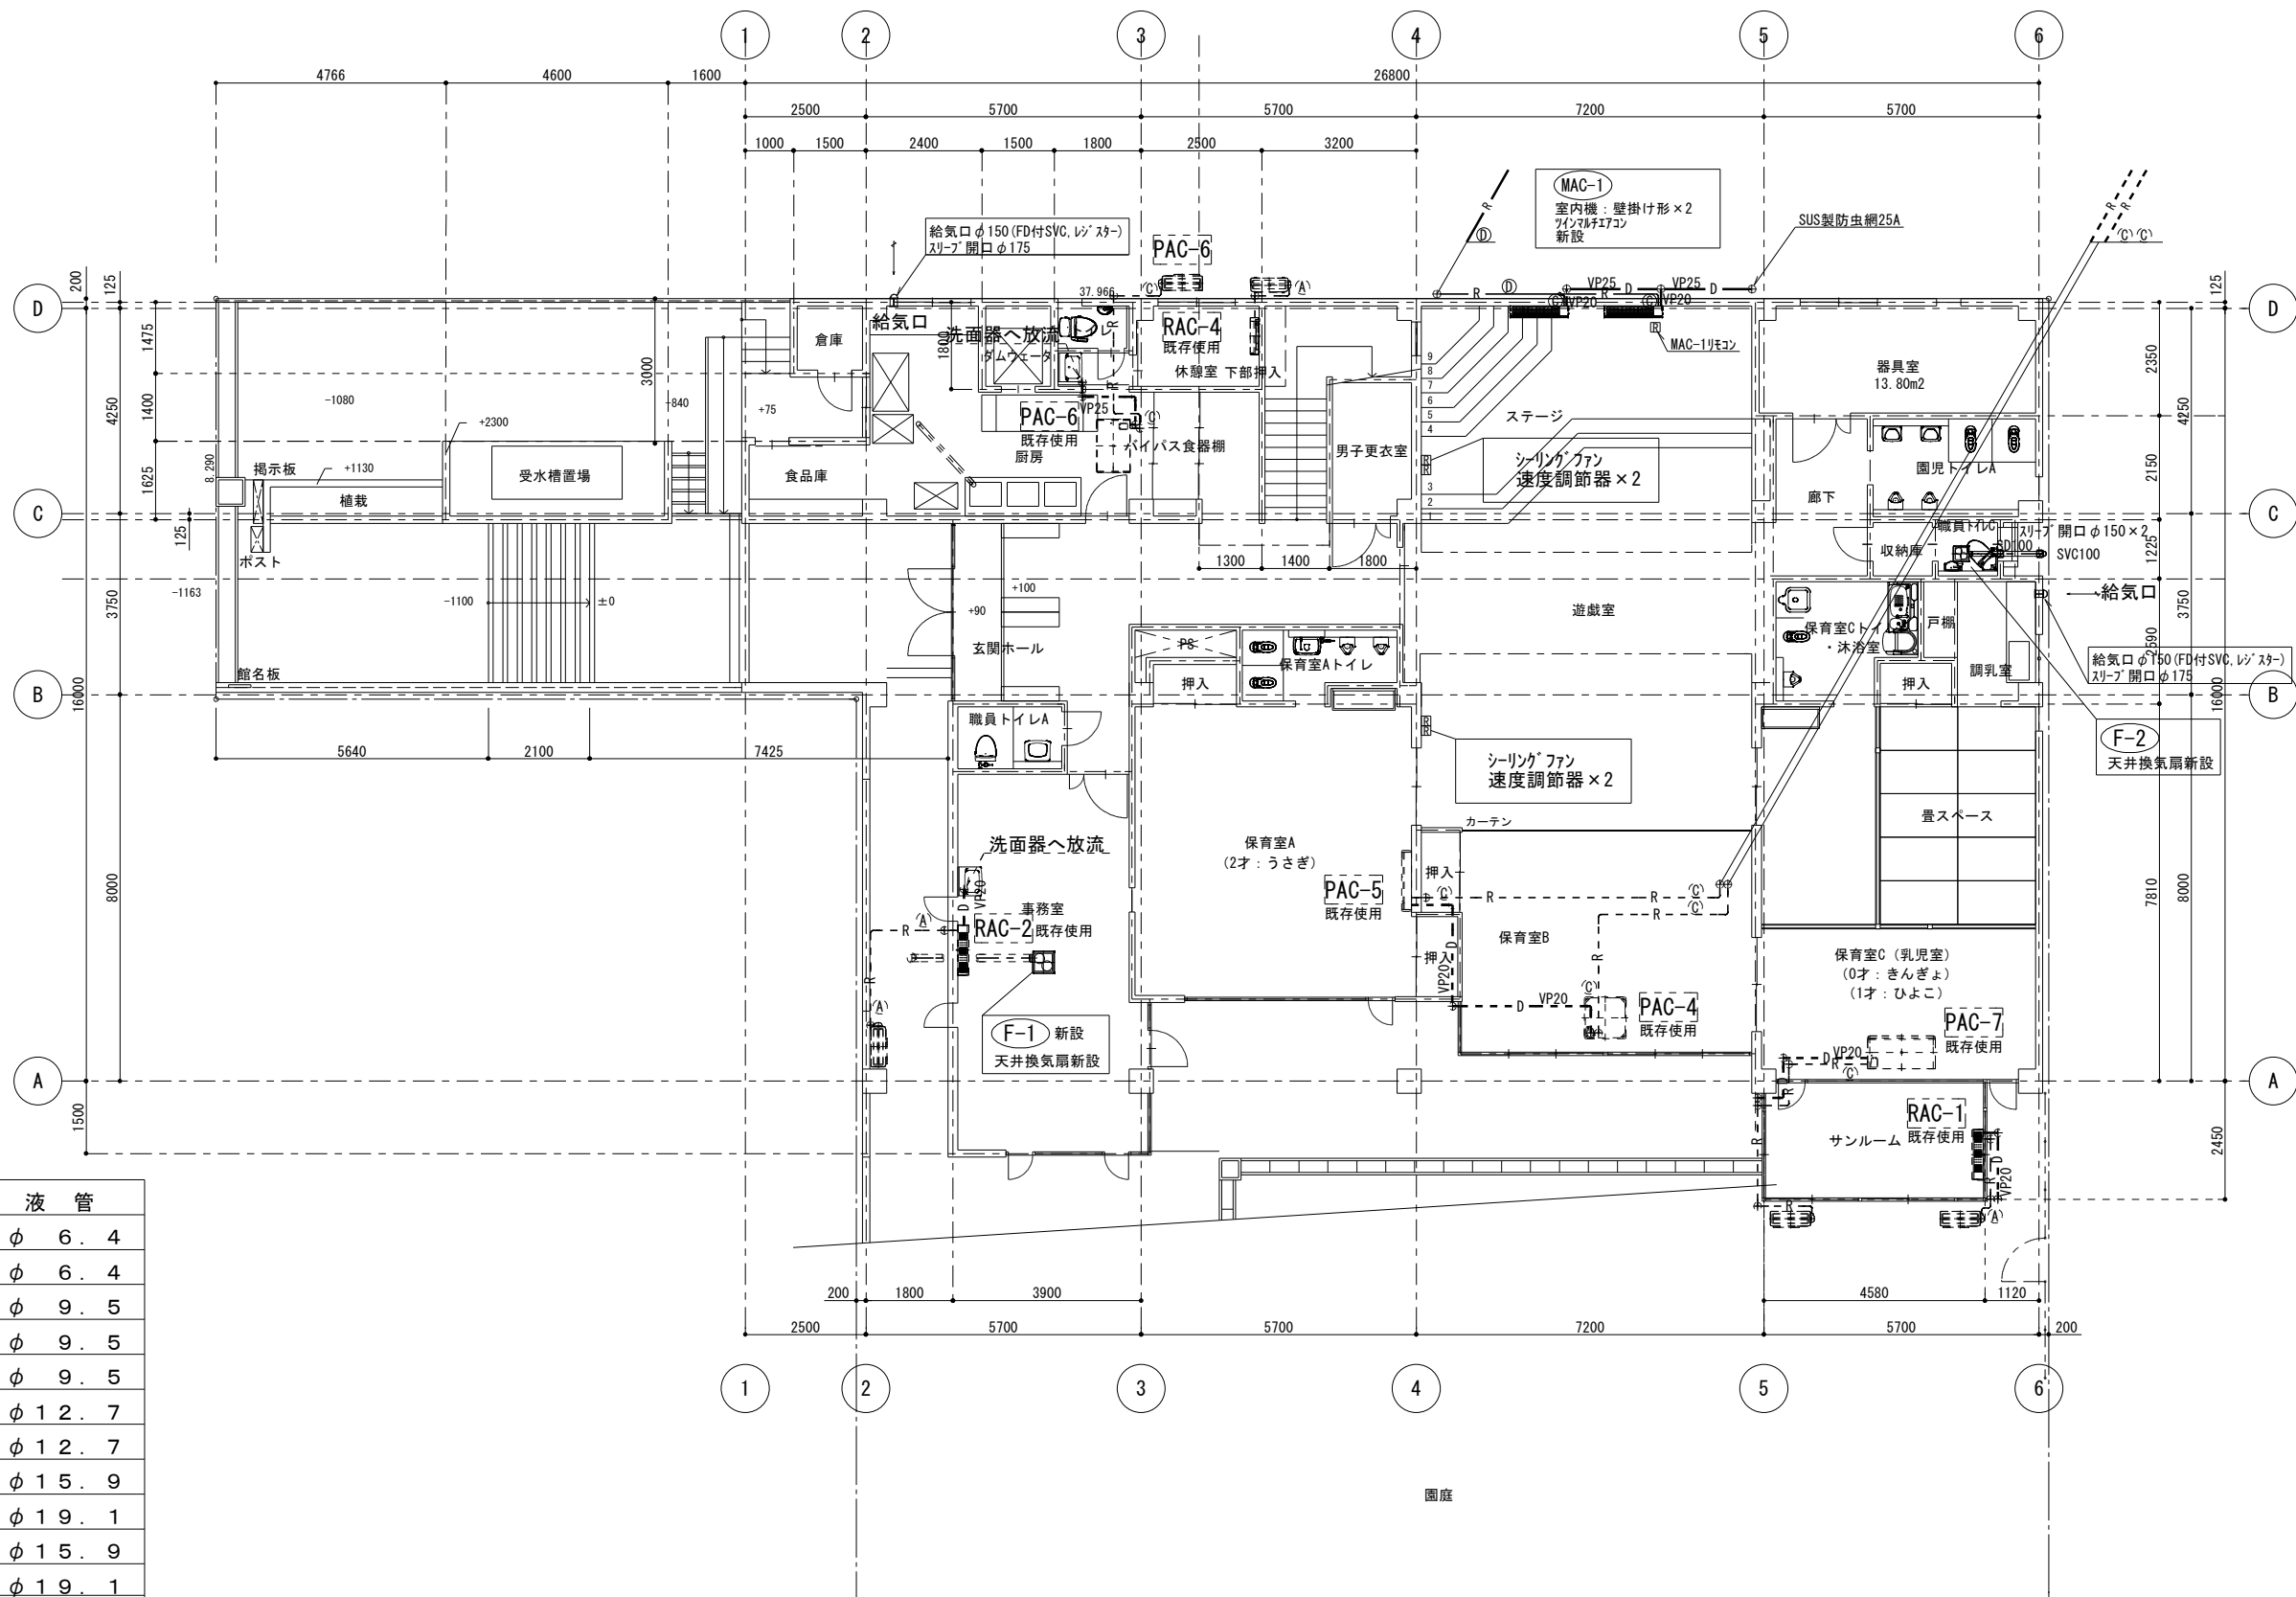


冷媒管サイズ凡例

	ガス管	液管
A	φ 9.5	φ 6.4
B	φ 12.7	φ 6.4
C	φ 15.9	φ 9.5
D	φ 19.1	φ 9.5
E	φ 22.2	φ 9.5
F	φ 25.4	φ 12.7
G	φ 28.6	φ 12.7
H	φ 28.6	φ 15.9
I	φ 31.8	φ 19.1
J	φ 38.1	φ 15.9
K	φ 38.1	φ 19.1
L	φ 44.5	φ 22.2


改修

冷媒管サイズ凡例

	ガス管	液管
A	φ 9 . 5	φ 6 . 4
B	φ 1 2 . 7	φ 6 . 4
C	φ 1 5 . 9	φ 9 . 5
D	φ 1 9 . 1	φ 9 . 5
E	φ 2 2 . 2	φ 9 . 5
F	φ 2 5 . 4	φ 1 2 . 7
G	φ 2 8 . 6	φ 1 2 . 7
H	φ 2 8 . 6	φ 1 5 . 9
I	φ 3 1 . 8	φ 1 9 . 1
J	φ 3 8 . 1	φ 1 5 . 9
K	φ 3 8 . 1	φ 1 9 . 1
L	φ 4 4 . 5	φ 2 2 . 2

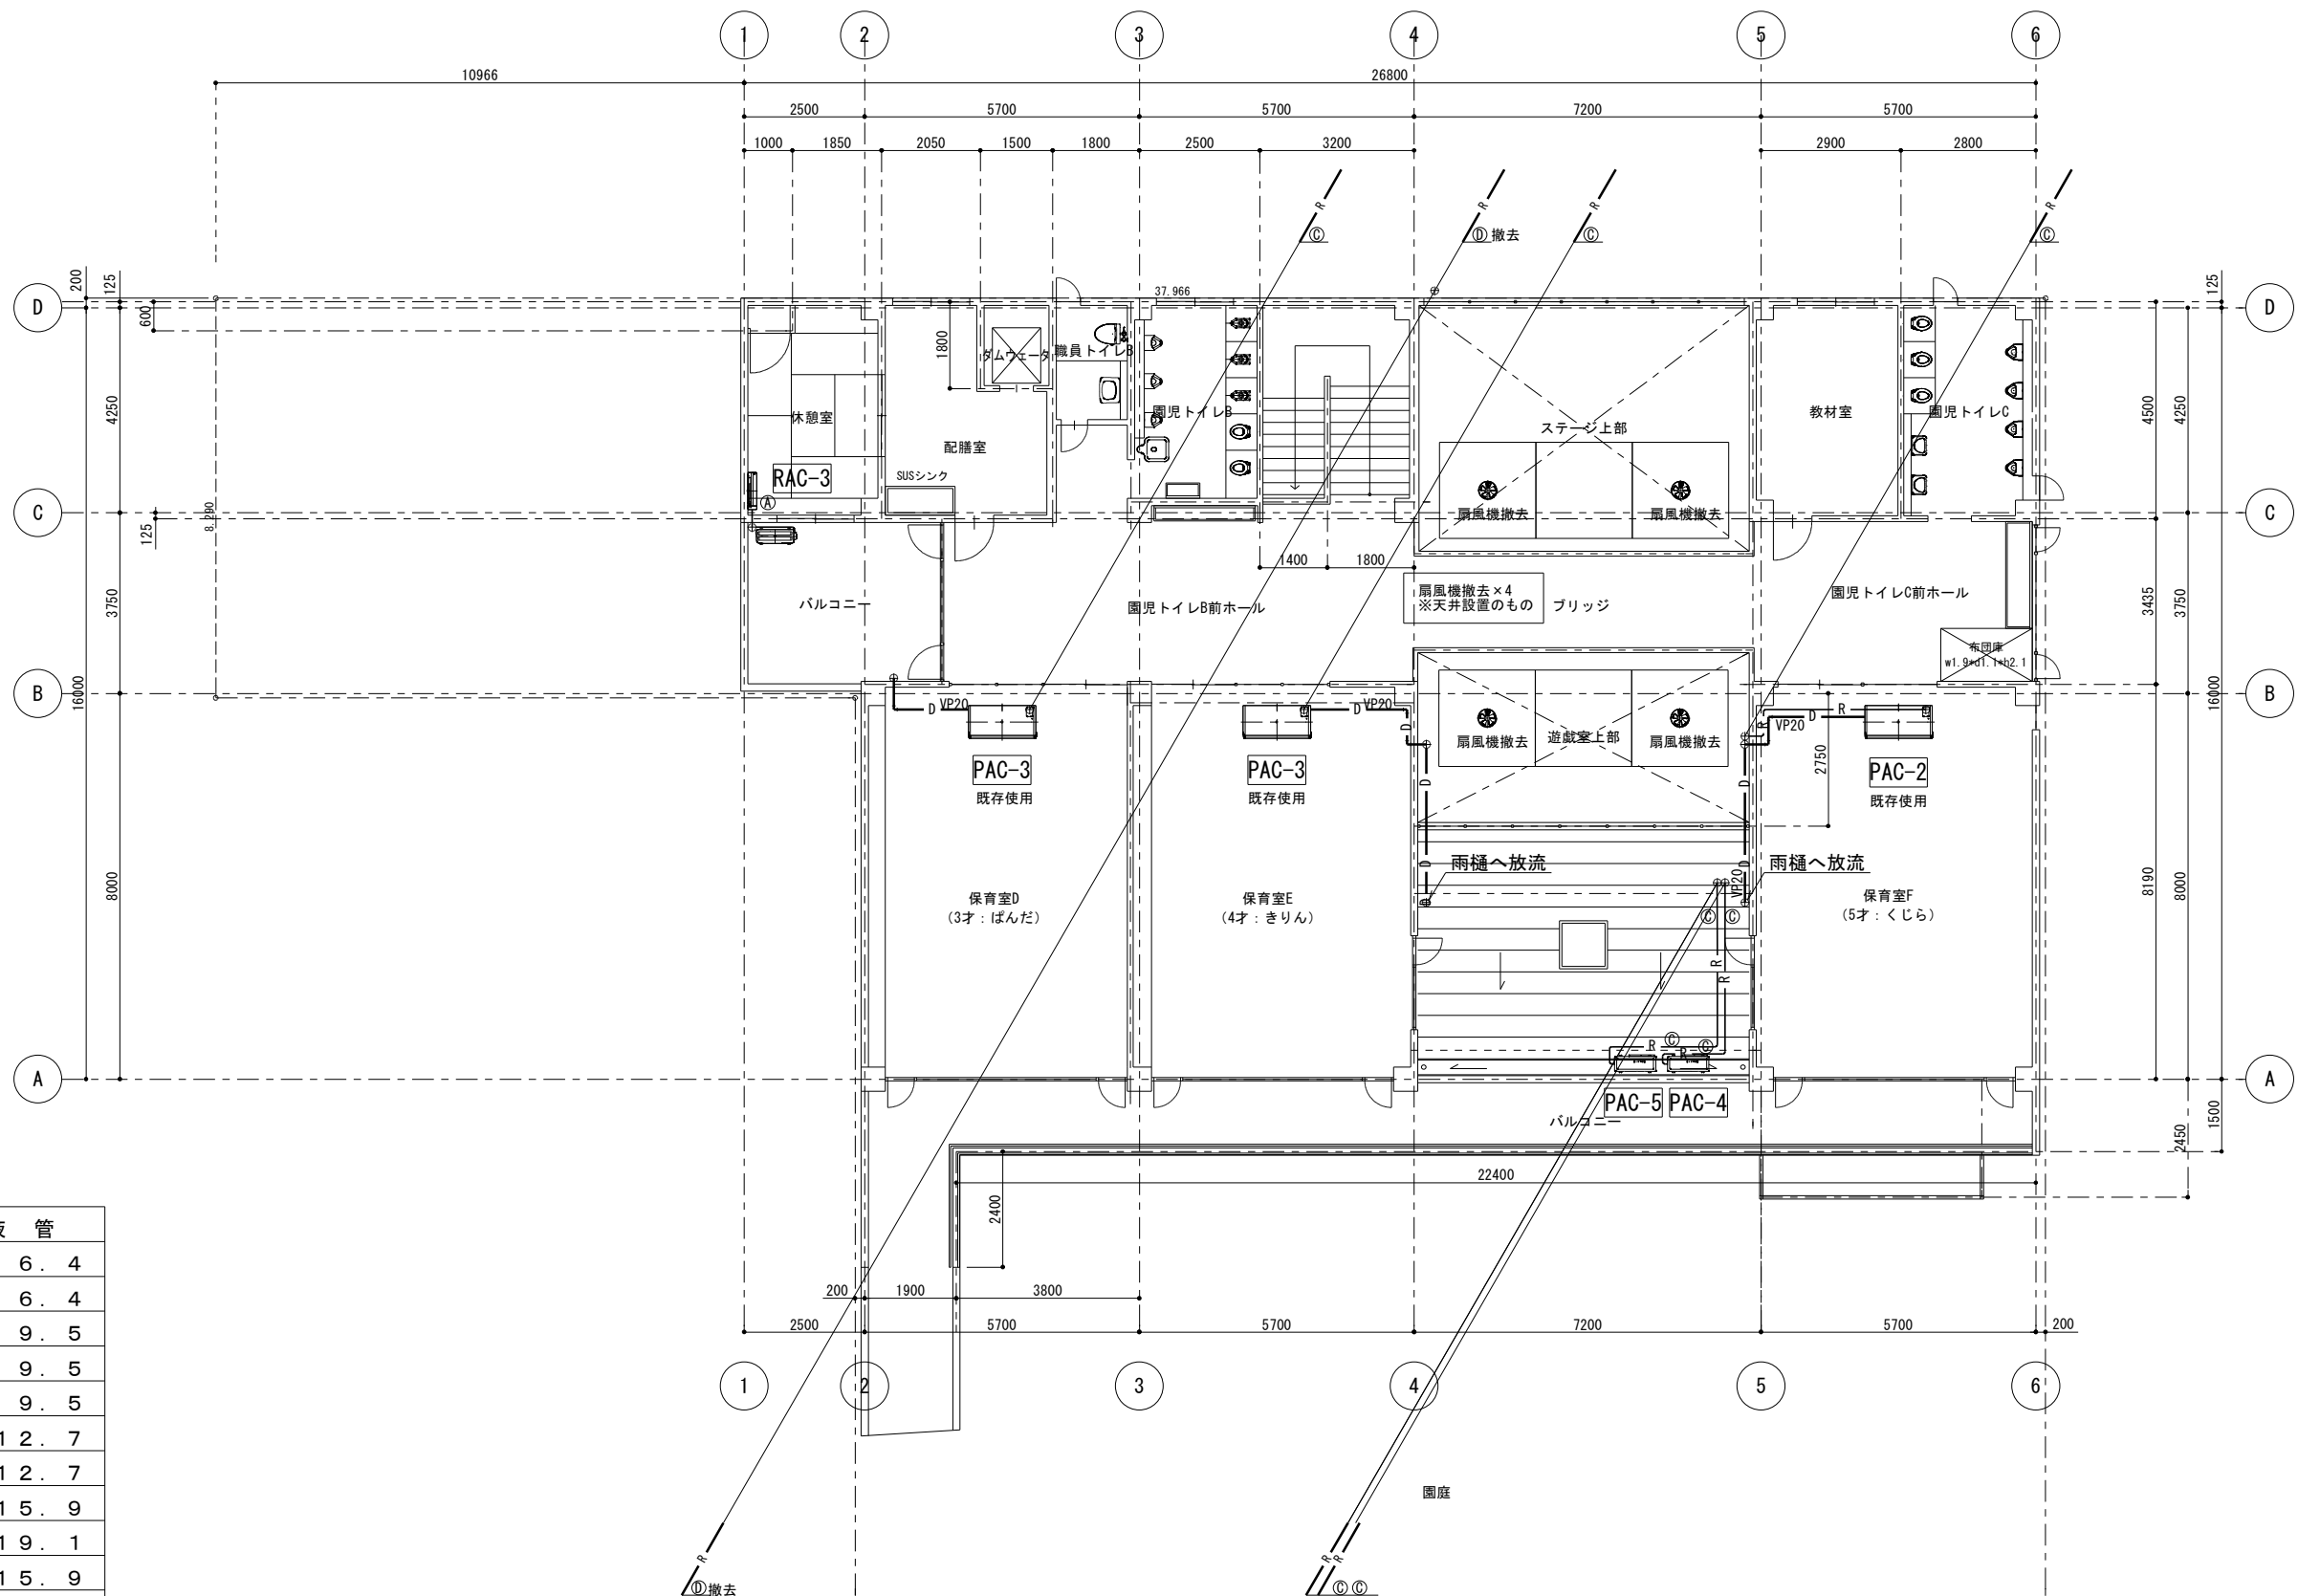


既存

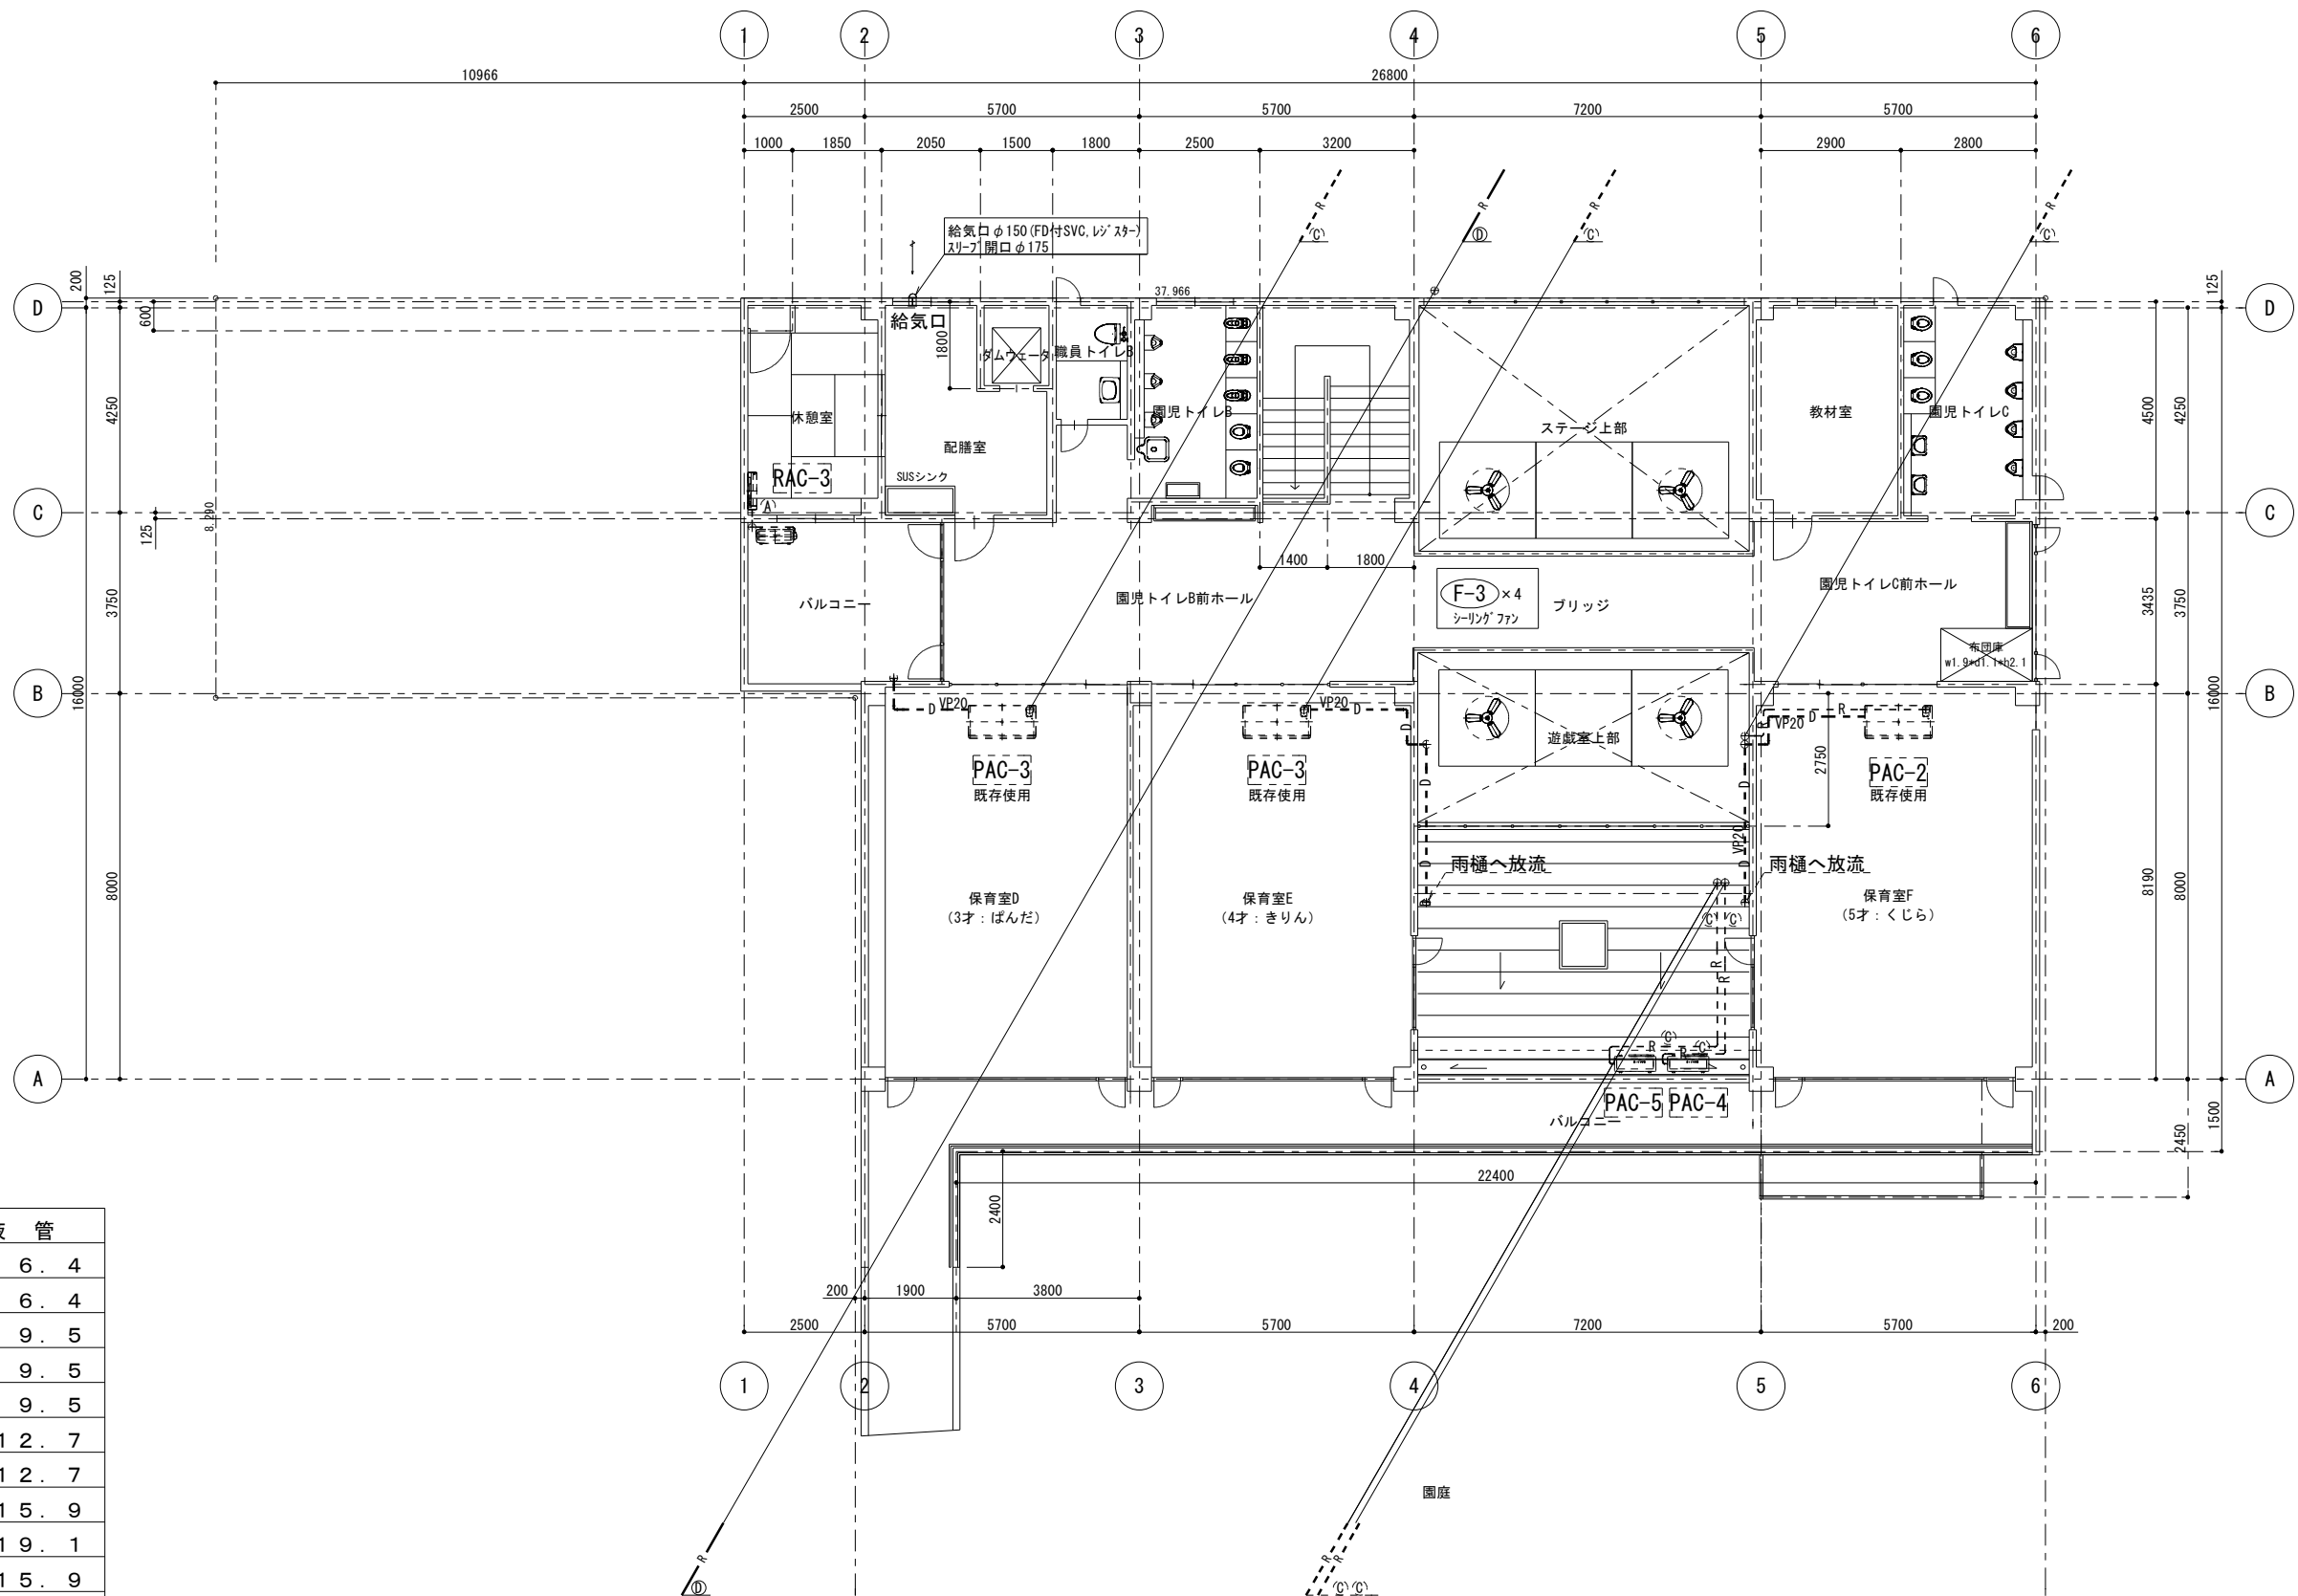

冷媒管サイズ凡例

	ガス管	液管
A	φ 9. 5	φ 6. 4
B	φ 1 2. 7	φ 6. 4
C	φ 1 5. 9	φ 9. 5
D	φ 1 9. 1	φ 9. 5
E	φ 2 2. 2	φ 9. 5
F	φ 2 5. 4	φ 1 2. 7
G	φ 2 8. 6	φ 1 2. 7
H	φ 2 8. 6	φ 1 5. 9
I	φ 3 1. 8	φ 1 9. 1
J	φ 3 8. 1	φ 1 5. 9
K	φ 3 8. 1	φ 1 9. 1
L	φ 4 4. 5	φ 2 2. 2


改修

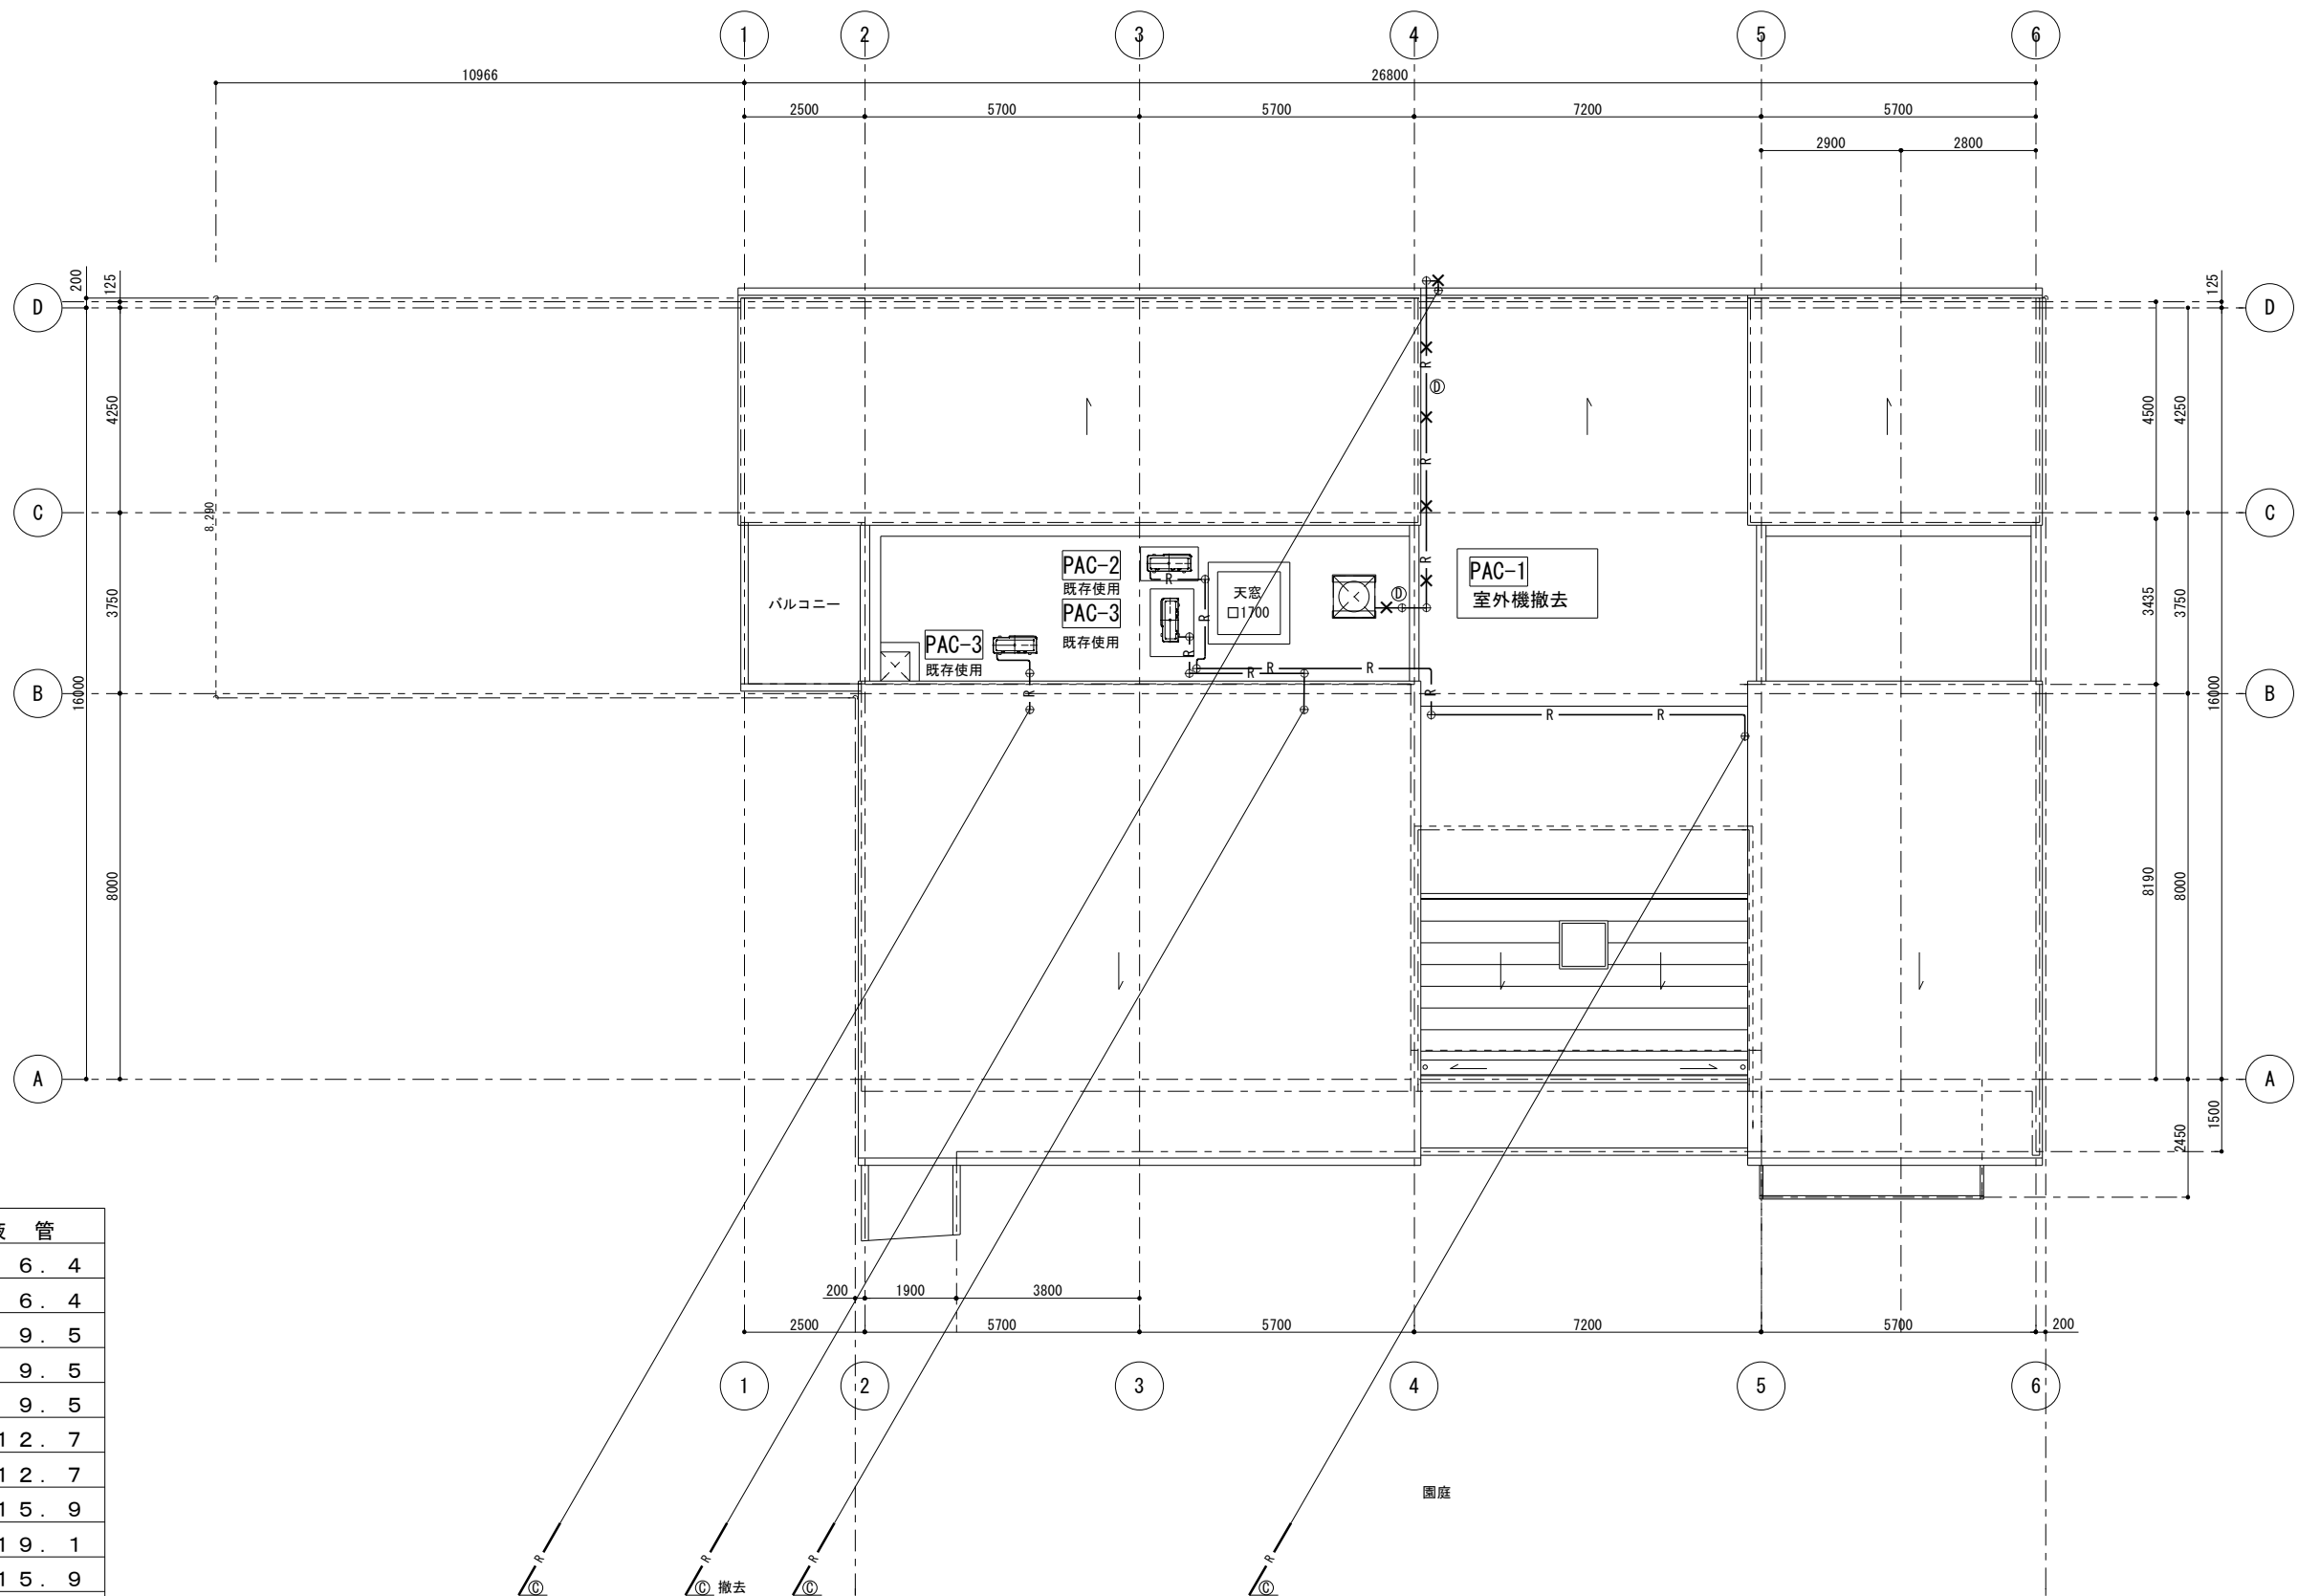

冷媒管サイズ凡例

	ガス管	液 管
A	φ 9 . 5	φ 6 . 4
B	φ 1 2 . 7	φ 6 . 4
C	φ 1 5 . 9	φ 9 . 5
D	φ 1 9 . 1	φ 9 . 5
E	φ 2 2 . 2	φ 9 . 5
F	φ 2 5 . 4	φ 1 2 . 7
G	φ 2 8 . 6	φ 1 2 . 7
H	φ 2 8 . 6	φ 1 5 . 9
I	φ 3 1 . 8	φ 1 9 . 1
J	φ 3 8 . 1	φ 1 5 . 9
K	φ 3 8 . 1	φ 1 9 . 1
L	φ 4 4 . 5	φ 2 2 . 2

既 存

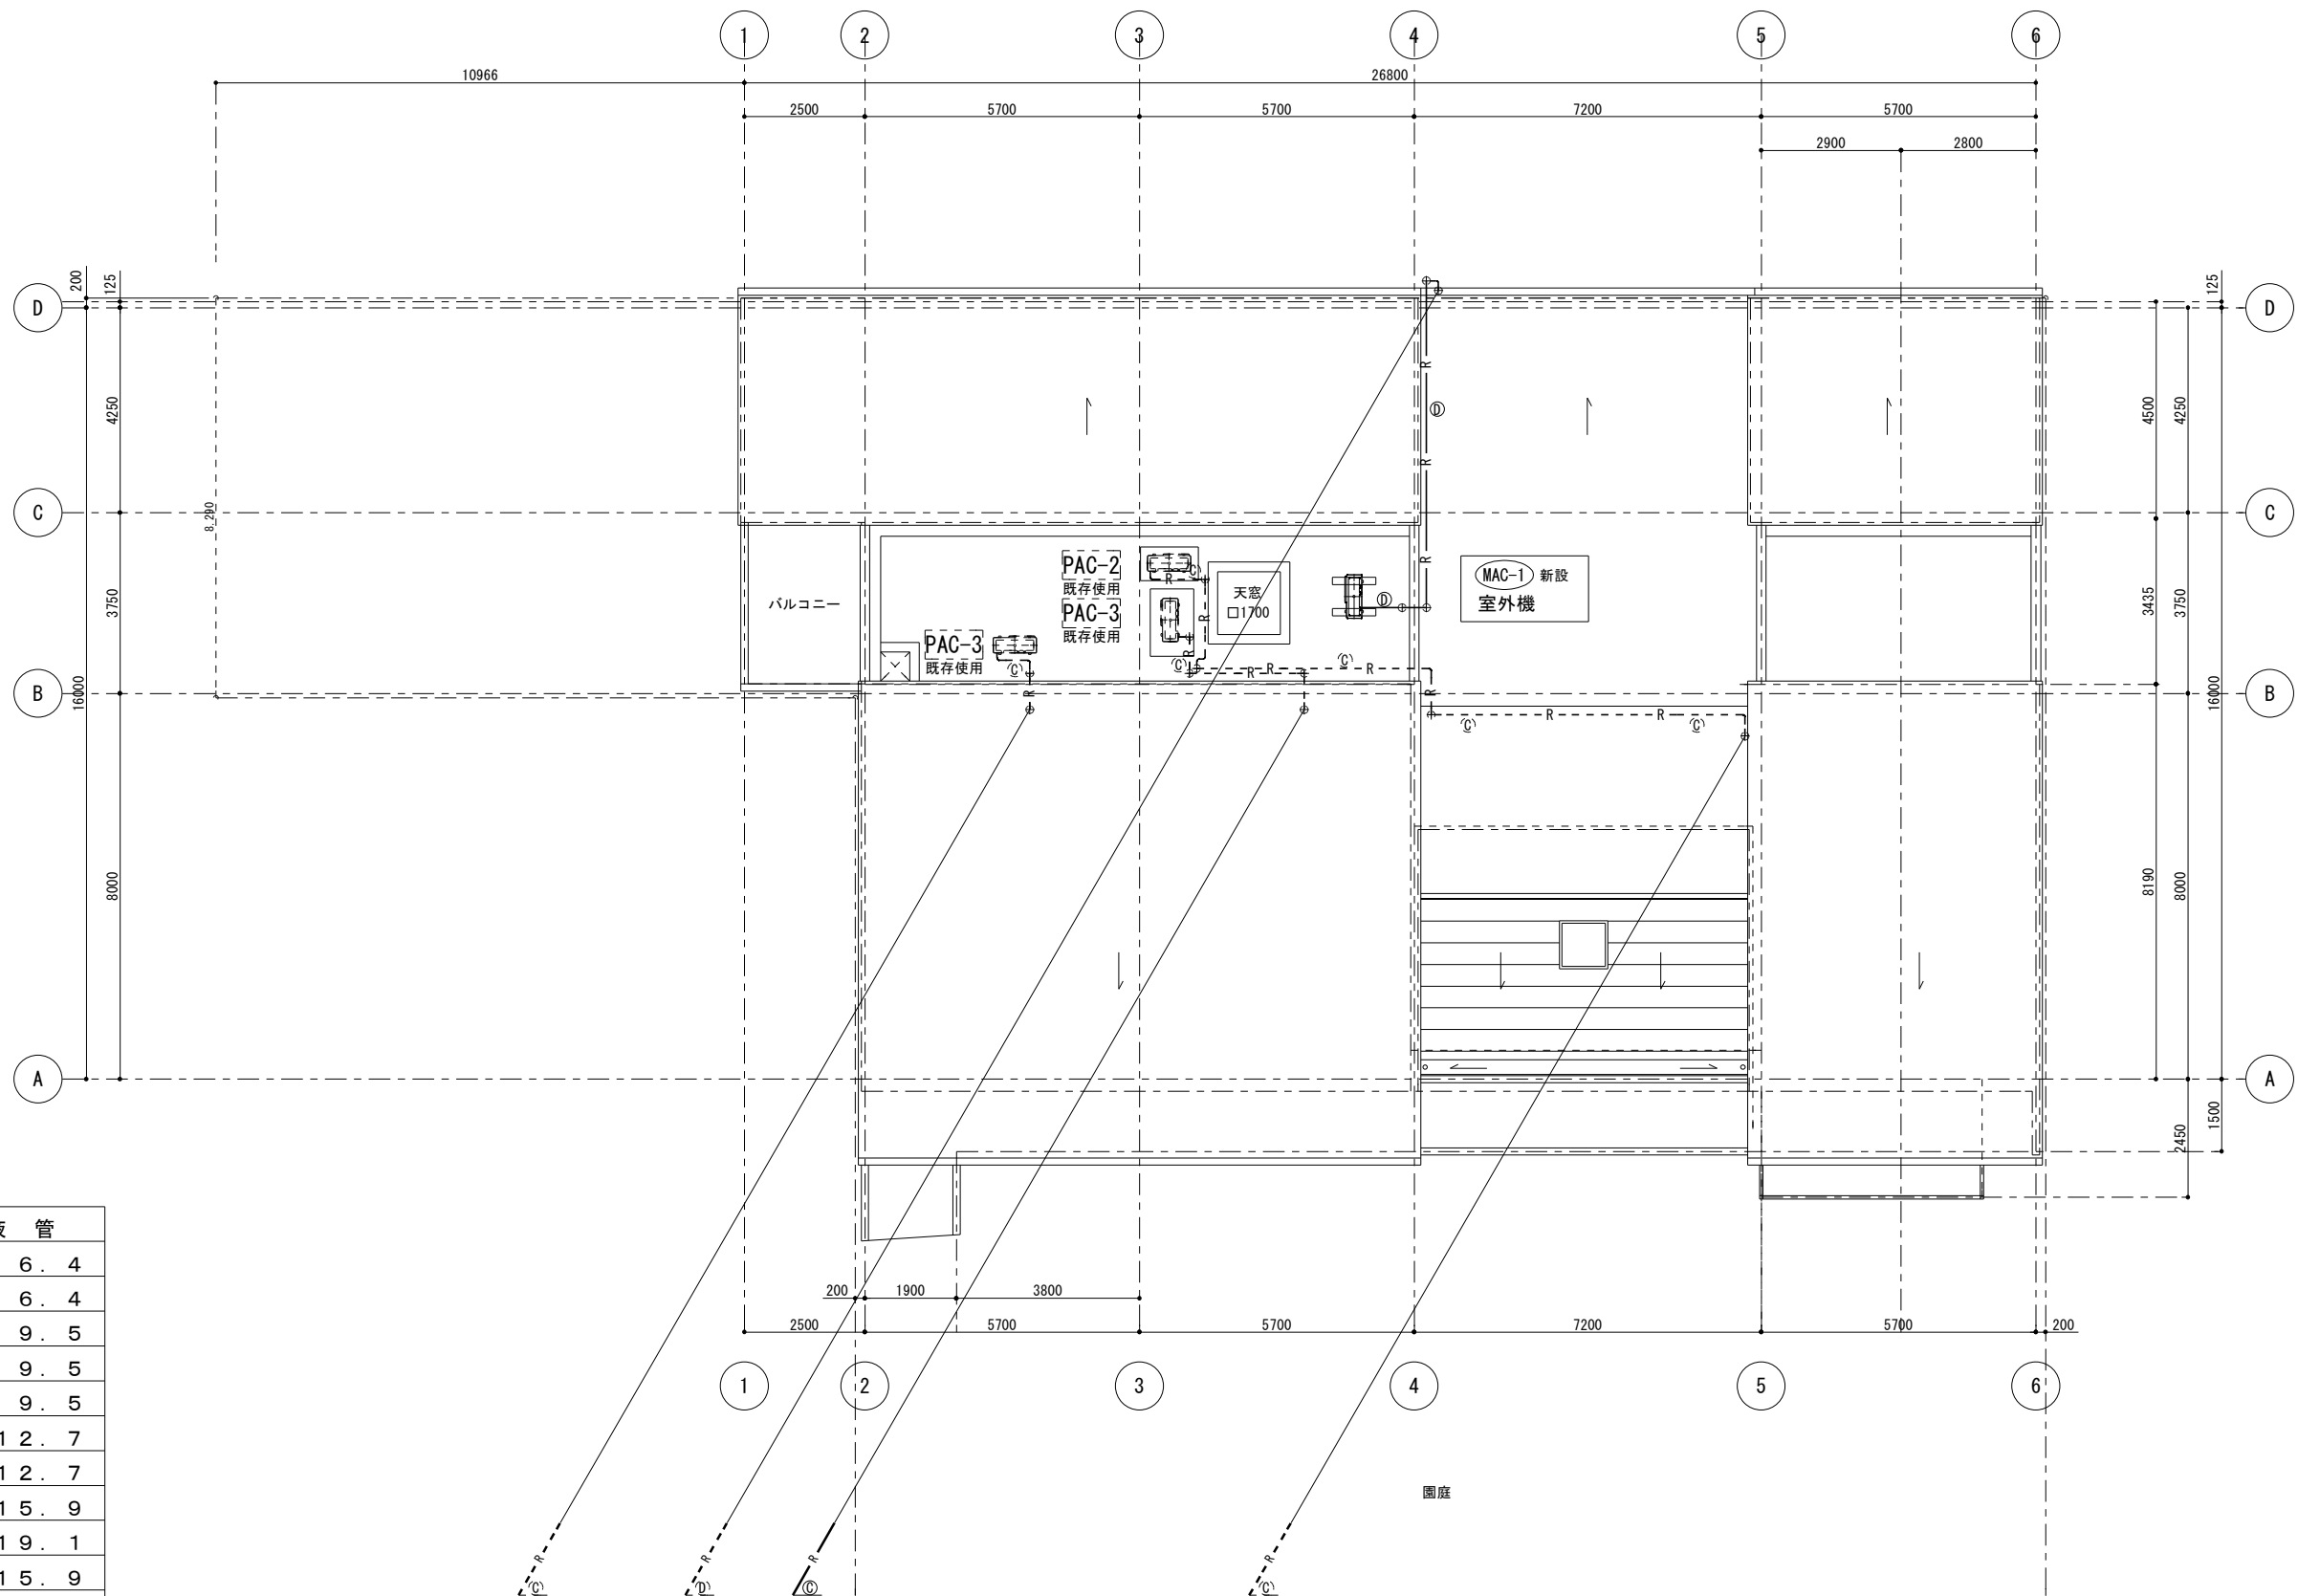

冷媒管サイズ凡例

	ガス管	液 管
A	φ 9 . 5	φ 6 . 4
B	φ 1 2 . 7	φ 6 . 4
C	φ 1 5 . 9	φ 9 . 5
D	φ 1 9 . 1	φ 9 . 5
E	φ 2 2 . 2	φ 9 . 5
F	φ 2 5 . 4	φ 1 2 . 7
G	φ 2 8 . 6	φ 1 2 . 7
H	φ 2 8 . 6	φ 1 5 . 9
I	φ 3 1 . 8	φ 1 9 . 1
J	φ 3 8 . 1	φ 1 5 . 9
K	φ 3 8 . 1	φ 1 9 . 1
L	φ 4 4 . 5	φ 2 2 . 2

改 修

プロジェクト名

ほんちょう保育園老朽化改修工事

UNITED
RESEARCH
BEST
ARCHITECTURE
AND NATURE

総合企画 (株)アーバン設計

埼玉県知事登録 (3) 第 9 9 2 3 号
一級建築士大臣登録第 6 6 1 2 7 号
宮 原 克 平

SHEET TITLE

冷暖房換気設備 改修 R階平面図
S=1:150 (A3)

SHEET NO

M-15

2024. 03. 10